

日野市立日野第4幼稚園新築工事設計図

1972-6


カト一設計事務所




| 図名番号 | 部位 図名 | 縮尺 | 図名番号 | 部位 図名 | 縮尺 | 図名番号 | 部位 図名 | 縮尺 | 図名番号 | 部位 図名 | 縮尺 |
|------|------------|-------------|------|----------------|-------|------|----------------|---------------|------|-------------|-------|
| 101 | 平面リスト | | 201 | 基礎伏図 | 1/100 | 301 | 電気仕様が示す凡例 | | 401 | 案内図凡例・特記仕様書 | 縮尺 |
| 102 | 外部・内部仕上図 | | 202 | 小圧伏図 | 1/100 | 302 | 案内図・配管・配線図 | 1/10000 1/100 | 402 | 1階平面図 | 1/100 |
| 103 | 階内配管配線図 | 1/200 1/300 | 203 | 通り配線図-(1) | 1/100 | 303 | 管線及動力配線図 | 1/100 | 403 | 便所詳細図・器具表 | 1/50 |
| 104 | 平面詳細図 | 1/50 | 204 | 通り配線図-(2) | 1/100 | 304 | 送給放電回線及動力配線系統図 | 縮尺 | 404 | 1階平面詳細図 | 1/20 |
| 105 | 立面図断面図 | 1/100 | 205 | 天井リスト・基礎リスト | 1/20 | 305 | 電灯---設備図 | 1/100 | | | |
| 106 | 通計図 NO.1 | 1/20 | 206 | Ys, Xy 透視図解断面図 | 1/20 | 306 | 照明器具配置図 器具表 | 縮尺 | | | |
| 107 | 通計図 NO.2 | 1/20 | 207 | Ys, Xy 透視図解断面図 | 1/20 | 307 | 火災検知機示位置凡例 | 縮尺 | | | |
| 108 | 扉開閉 NO.1 | 1/50 | | | | 308 | 火災検知機設置図 | 1/100 | | | |
| 109 | 扉開閉 NO.2 | 1/10 - 1/50 | | | | | | | | | |
| 110 | 扉開閉 NO.3 | 1/50 | | | | | | | | | |
| 111 | 虫除網天井伏図透視図 | 1/100 | | | | | | | | | |
| 112 | 仕様詳細図 | 1/10 - 1/20 | | | | | | | | | |
| 113 | 器具表 | 1/50 | | | | | | | | | |
| 114 | 外観図 | 1/80 | | | | | | | | | |

100


| | |
|-----|--------------------|
| 図名 | 日野市立日野第4幼稚園新築工事設計図 |
| 図番 | 101 |
| 縮尺 | 1/100 |
| 作成 | 日野市役所建設部建築課 |
| 年月日 | 昭和47年5月20日 |
| 製図 | 日野市役所建設部建築課 |
| 製図者 | |

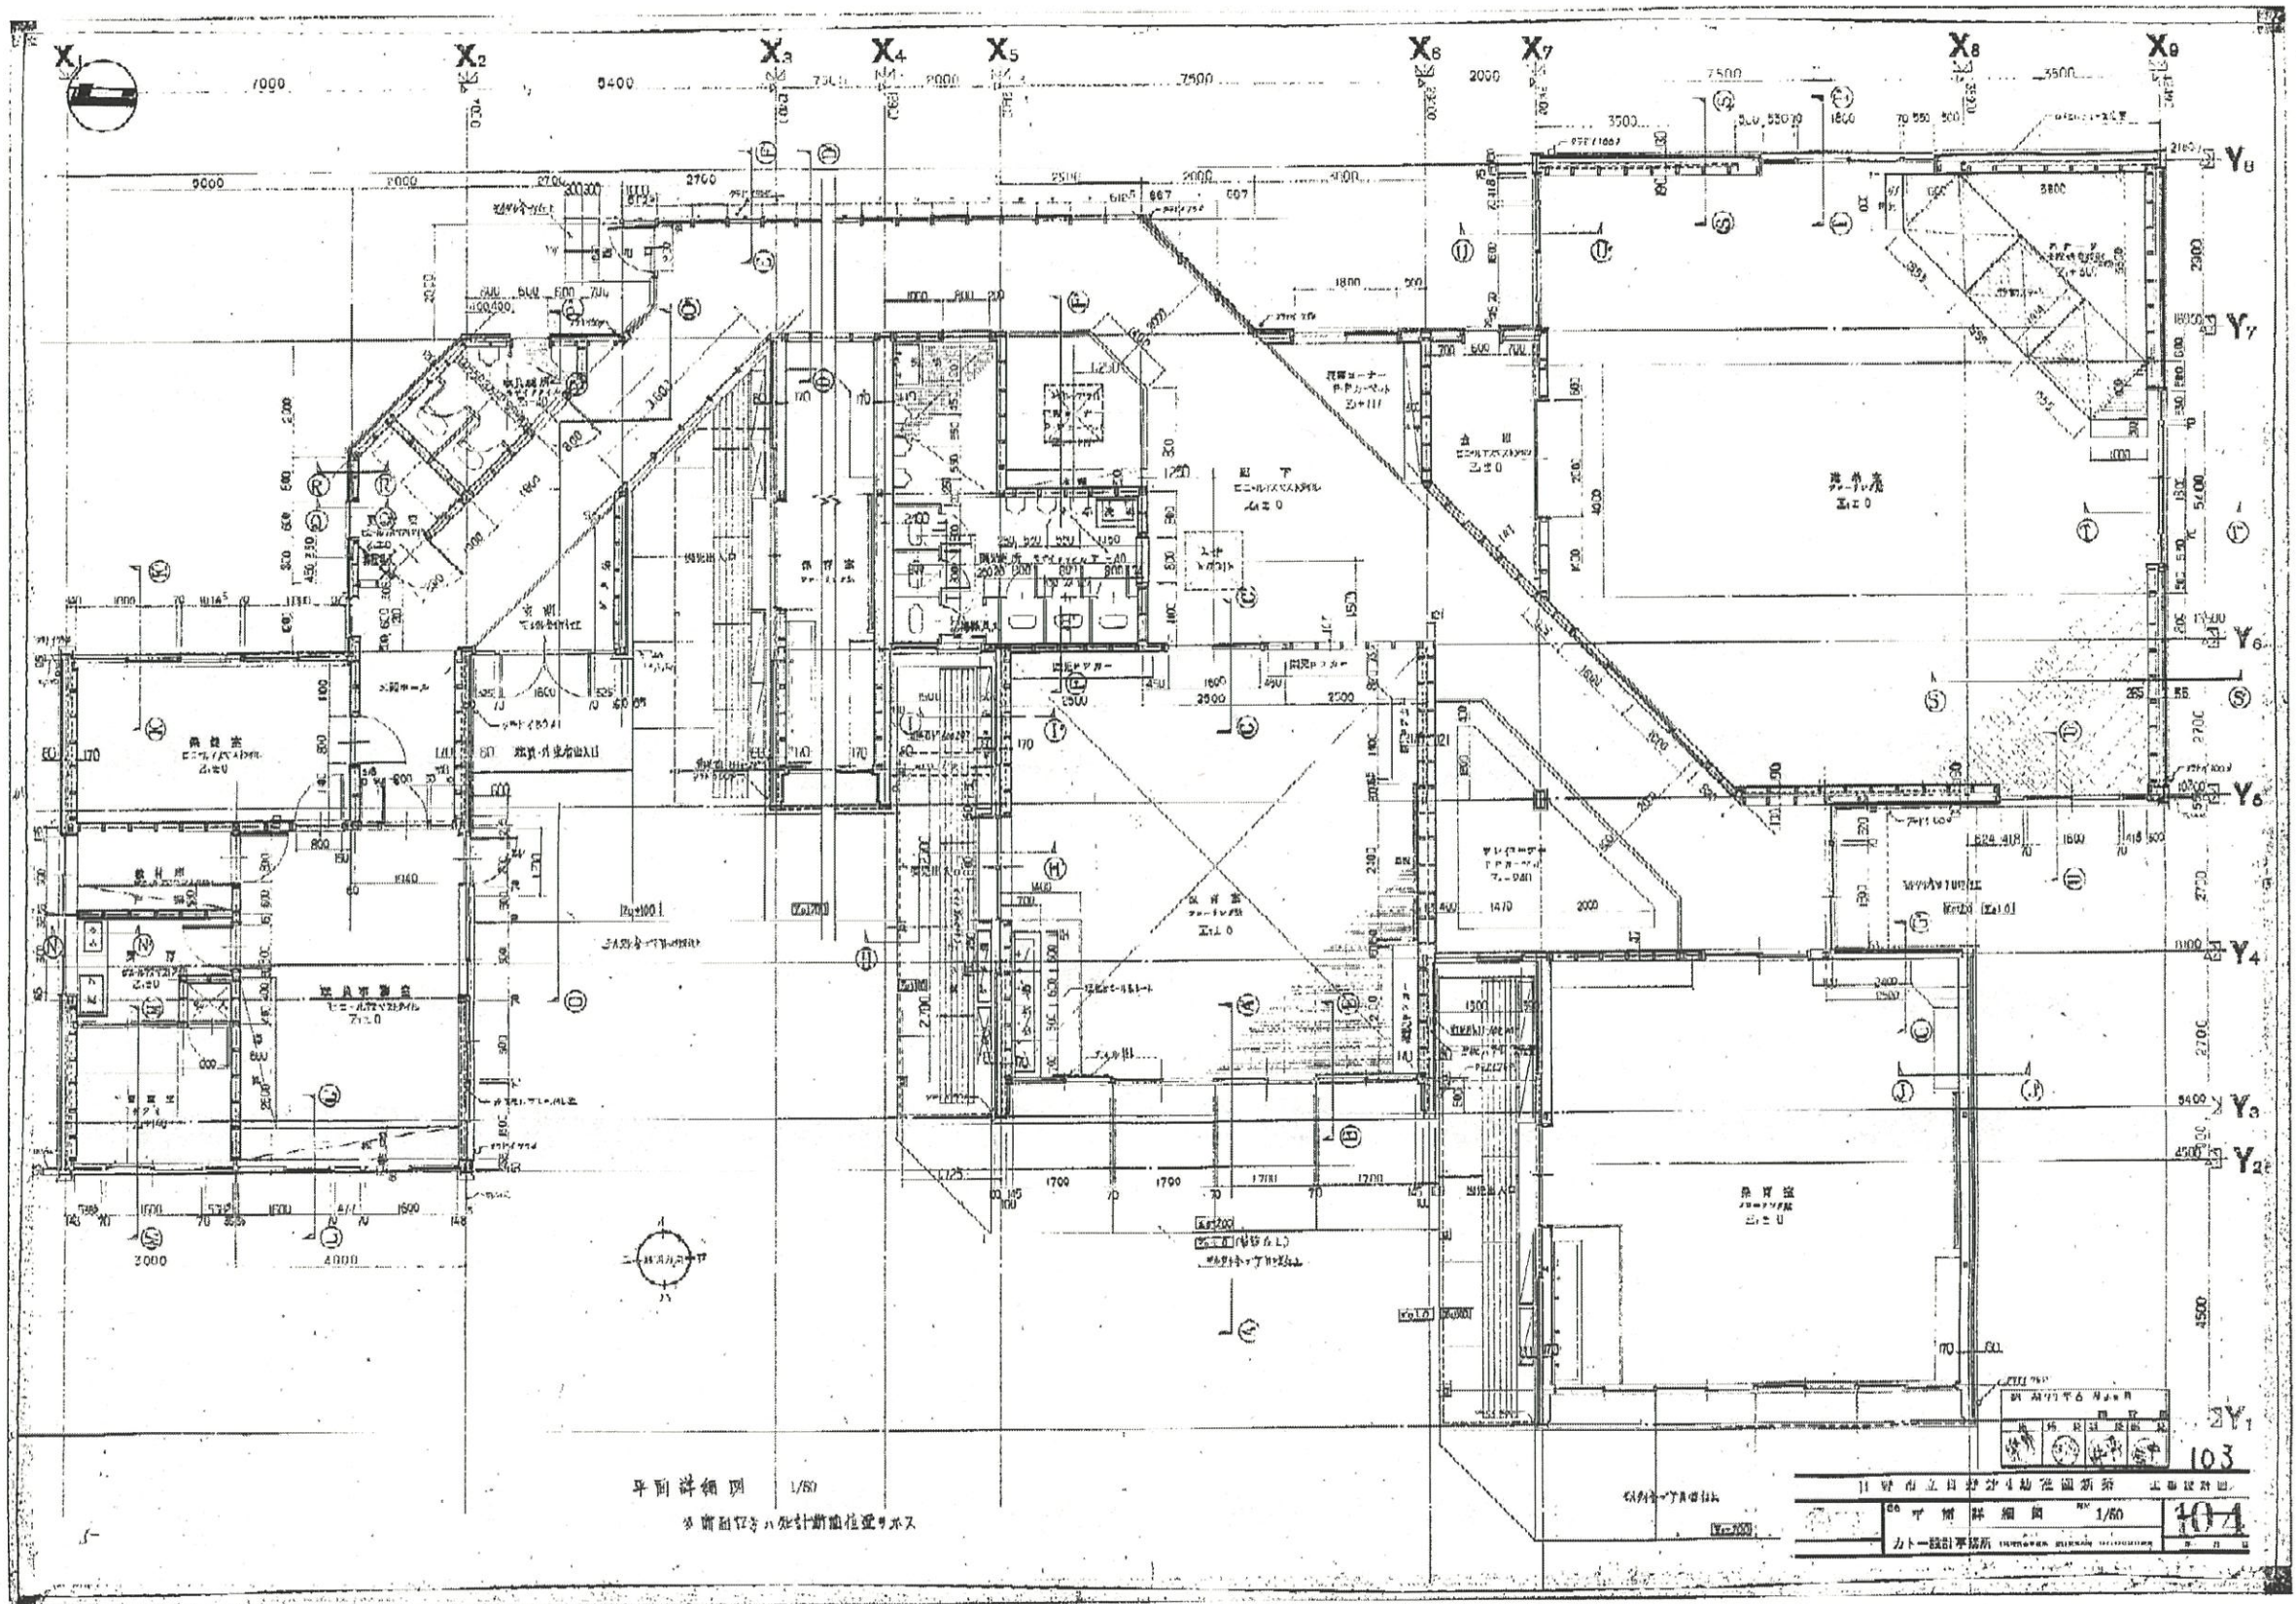

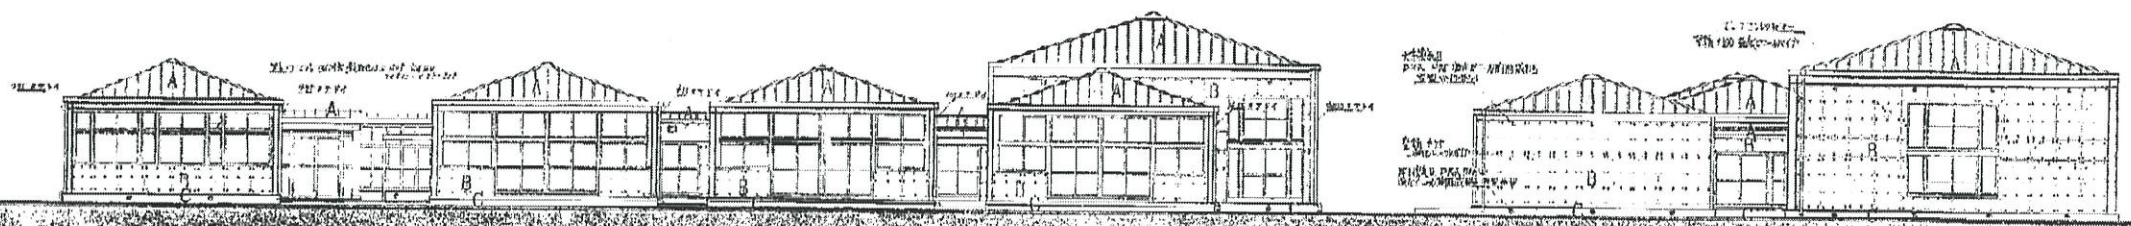


南立面图 1/100

东立面图 1/100

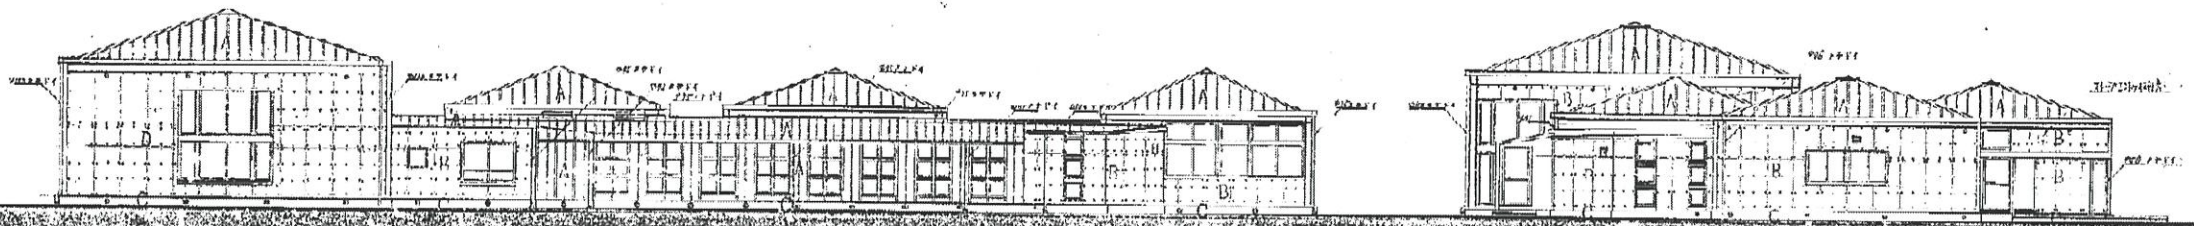


北立面图 1/100

西立面图 1/100

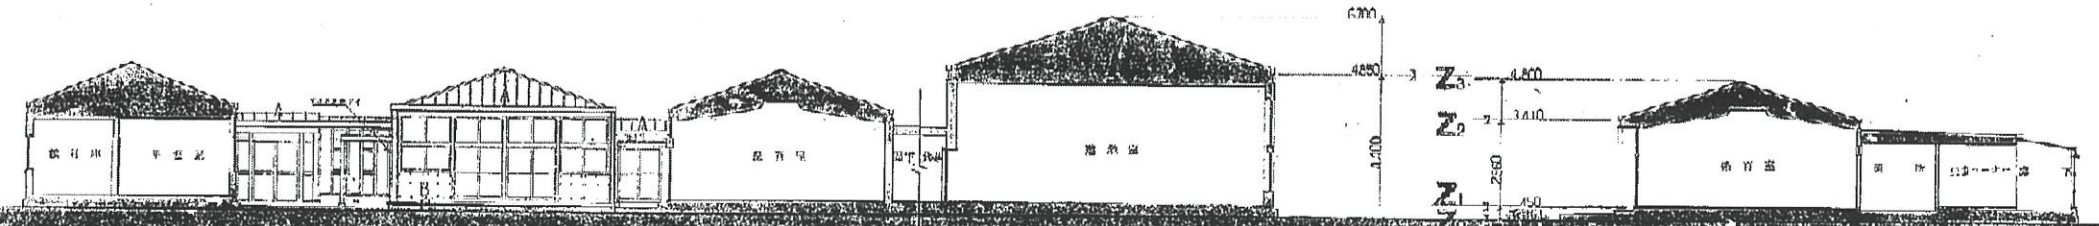


Y-Y 断面图 1/100

X-X 断面图 1/100

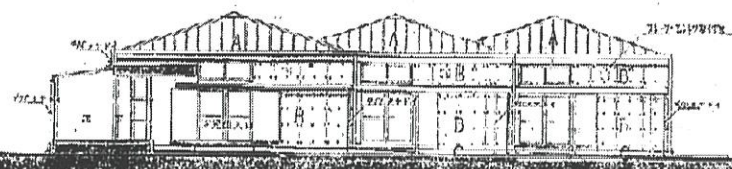


东立面图 1/100

 - A: 20 瓦天棚+吧板嵌板瓦顶等
- B: 0.6 瓦等+吧板+吧板嵌板瓦顶等+吧板嵌板瓦顶等
- C: 吧板嵌板瓦顶等



| | |
|---------------------|-----|
| 日野市立口野第4幼稚園新築 上中設計図 | |
| 南立面图 1/100 | 104 |
| 东立面图 1/100 | 105 |
| 北立面图 1/100 | |
| 西立面图 1/100 | |
| Y-Y 断面图 1/100 | |
| X-X 断面图 1/100 | |



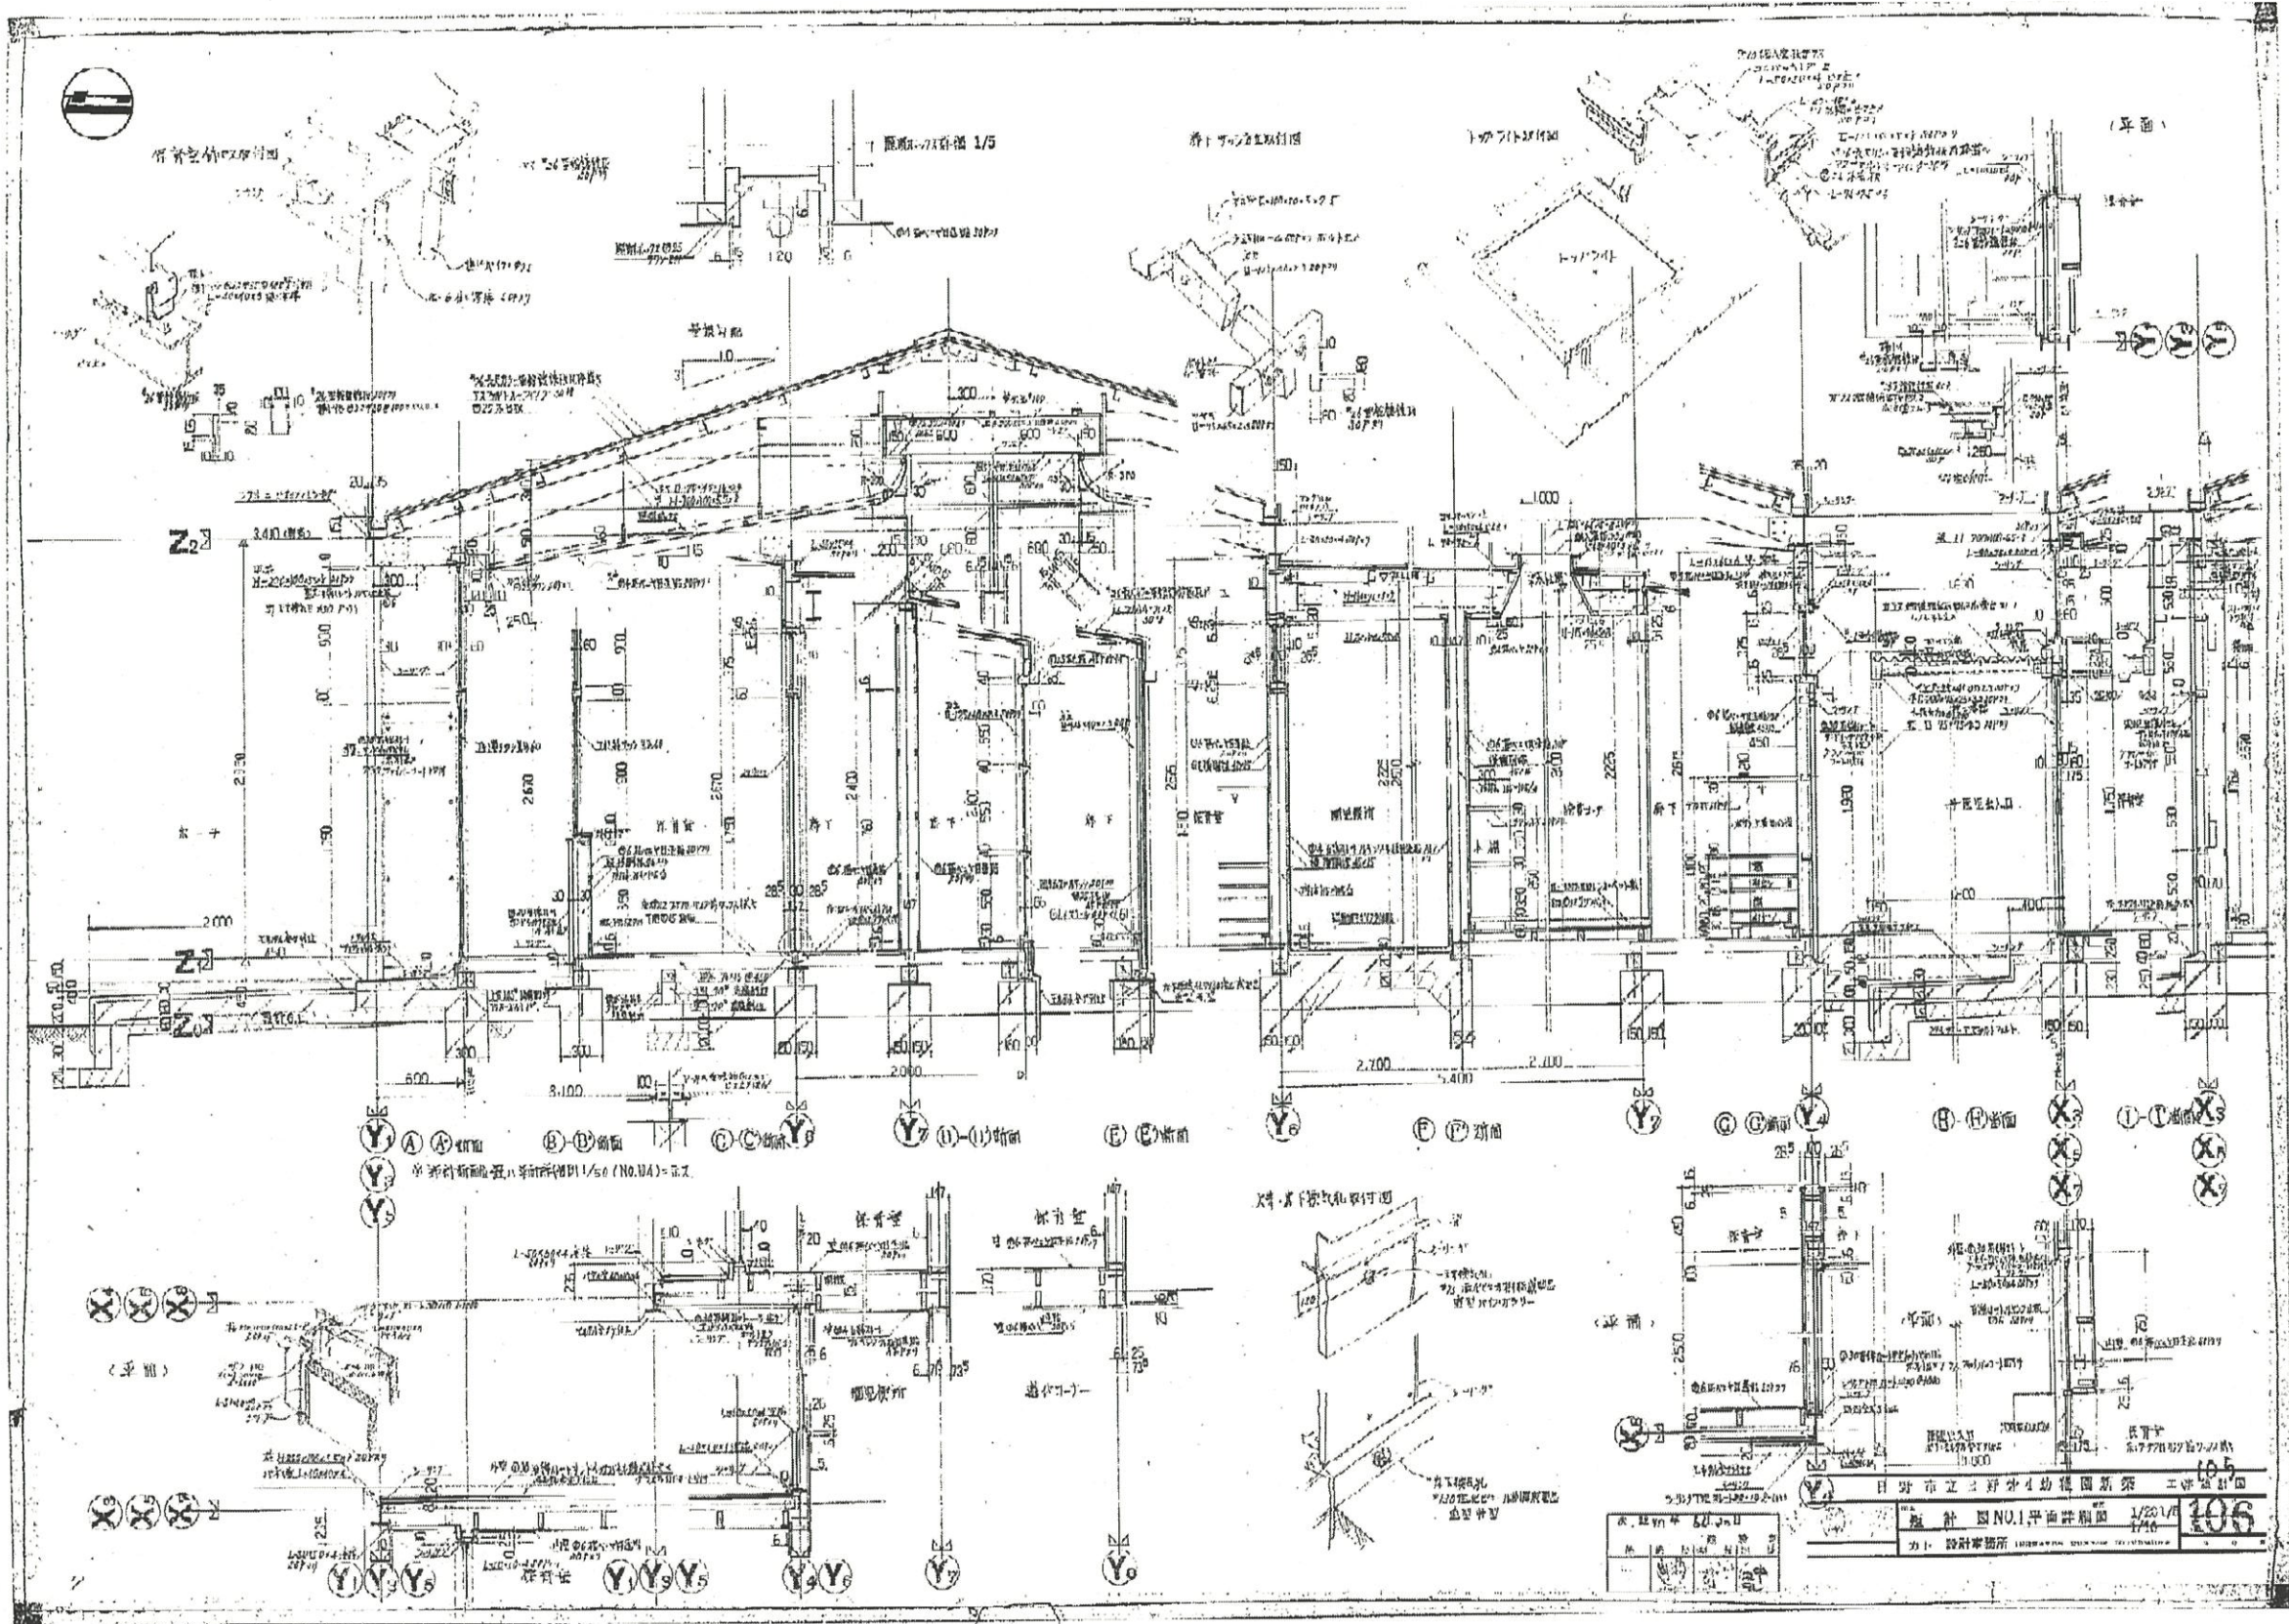

日野市立三好小学校幼稚園新築 工事設計図
 設計 NO.1 平面詳細図 1/20 1/16 106
 設計事務所



