



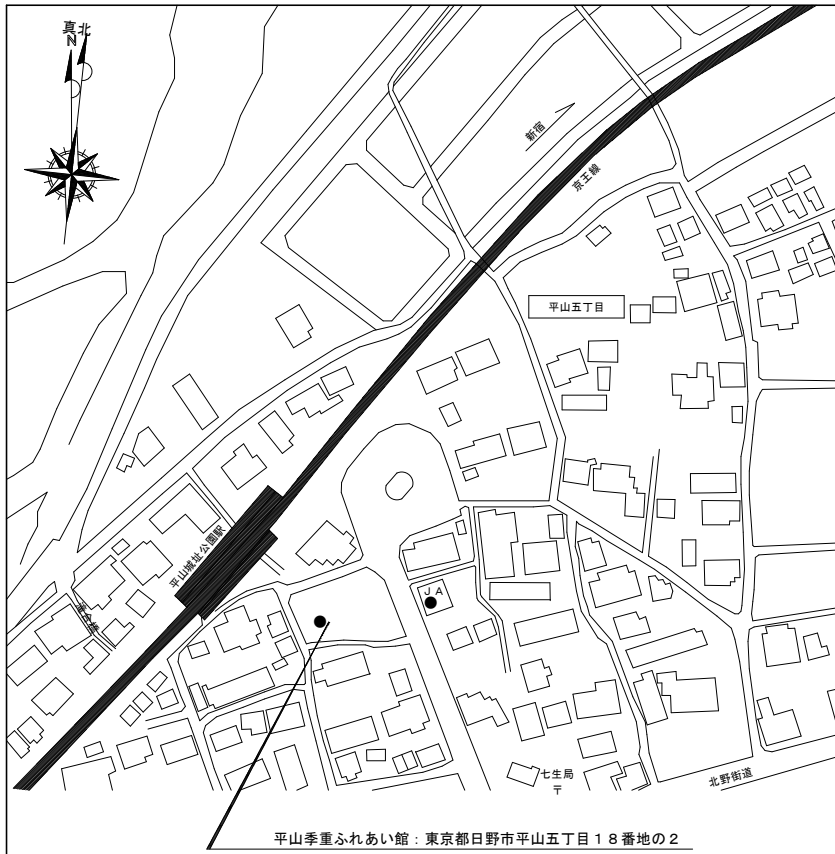

平山季重ふれあい館：東京都日野市平山五丁目18番地の2


案内図 S=1/400

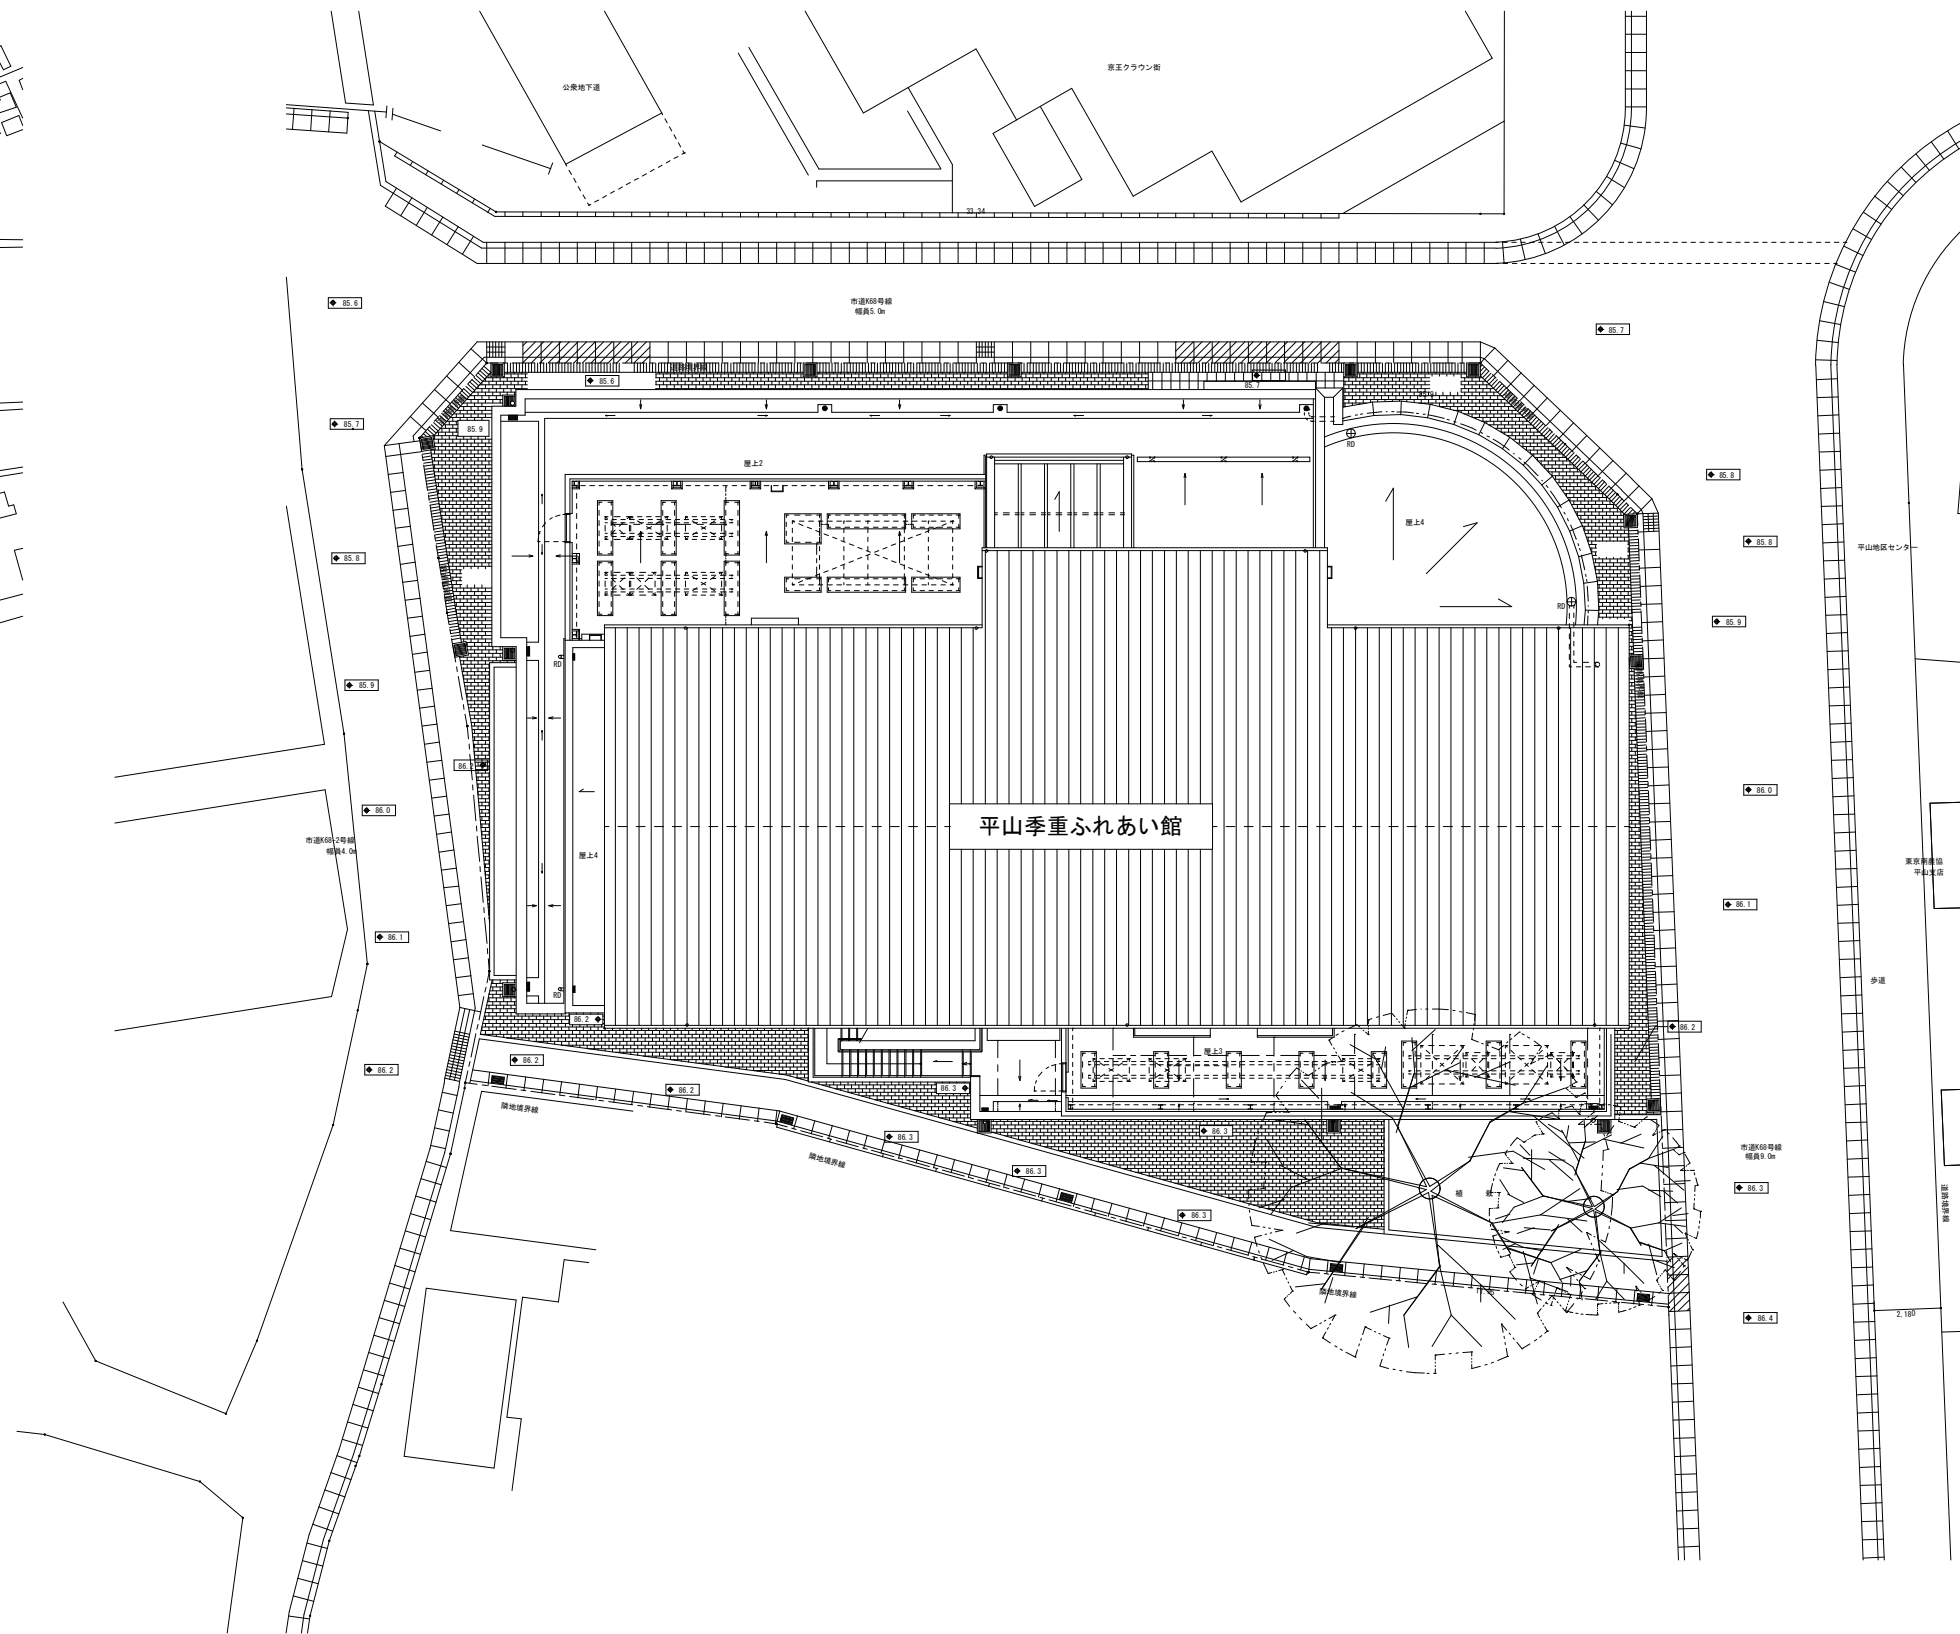

案内図 S=1/250

工事名	平山季重ふれあい館冷暖房機修繕				
図 番	M-01	図 名	案内図・配置図	縮 尺	A3 : 1/400 A3 : 1/250
作 成 令和8年 月 日	監理 日野市総務部建築営繕課				
訂 正 年 月 日	設計 日野市総務部建築営繕課				

空調配管系統図

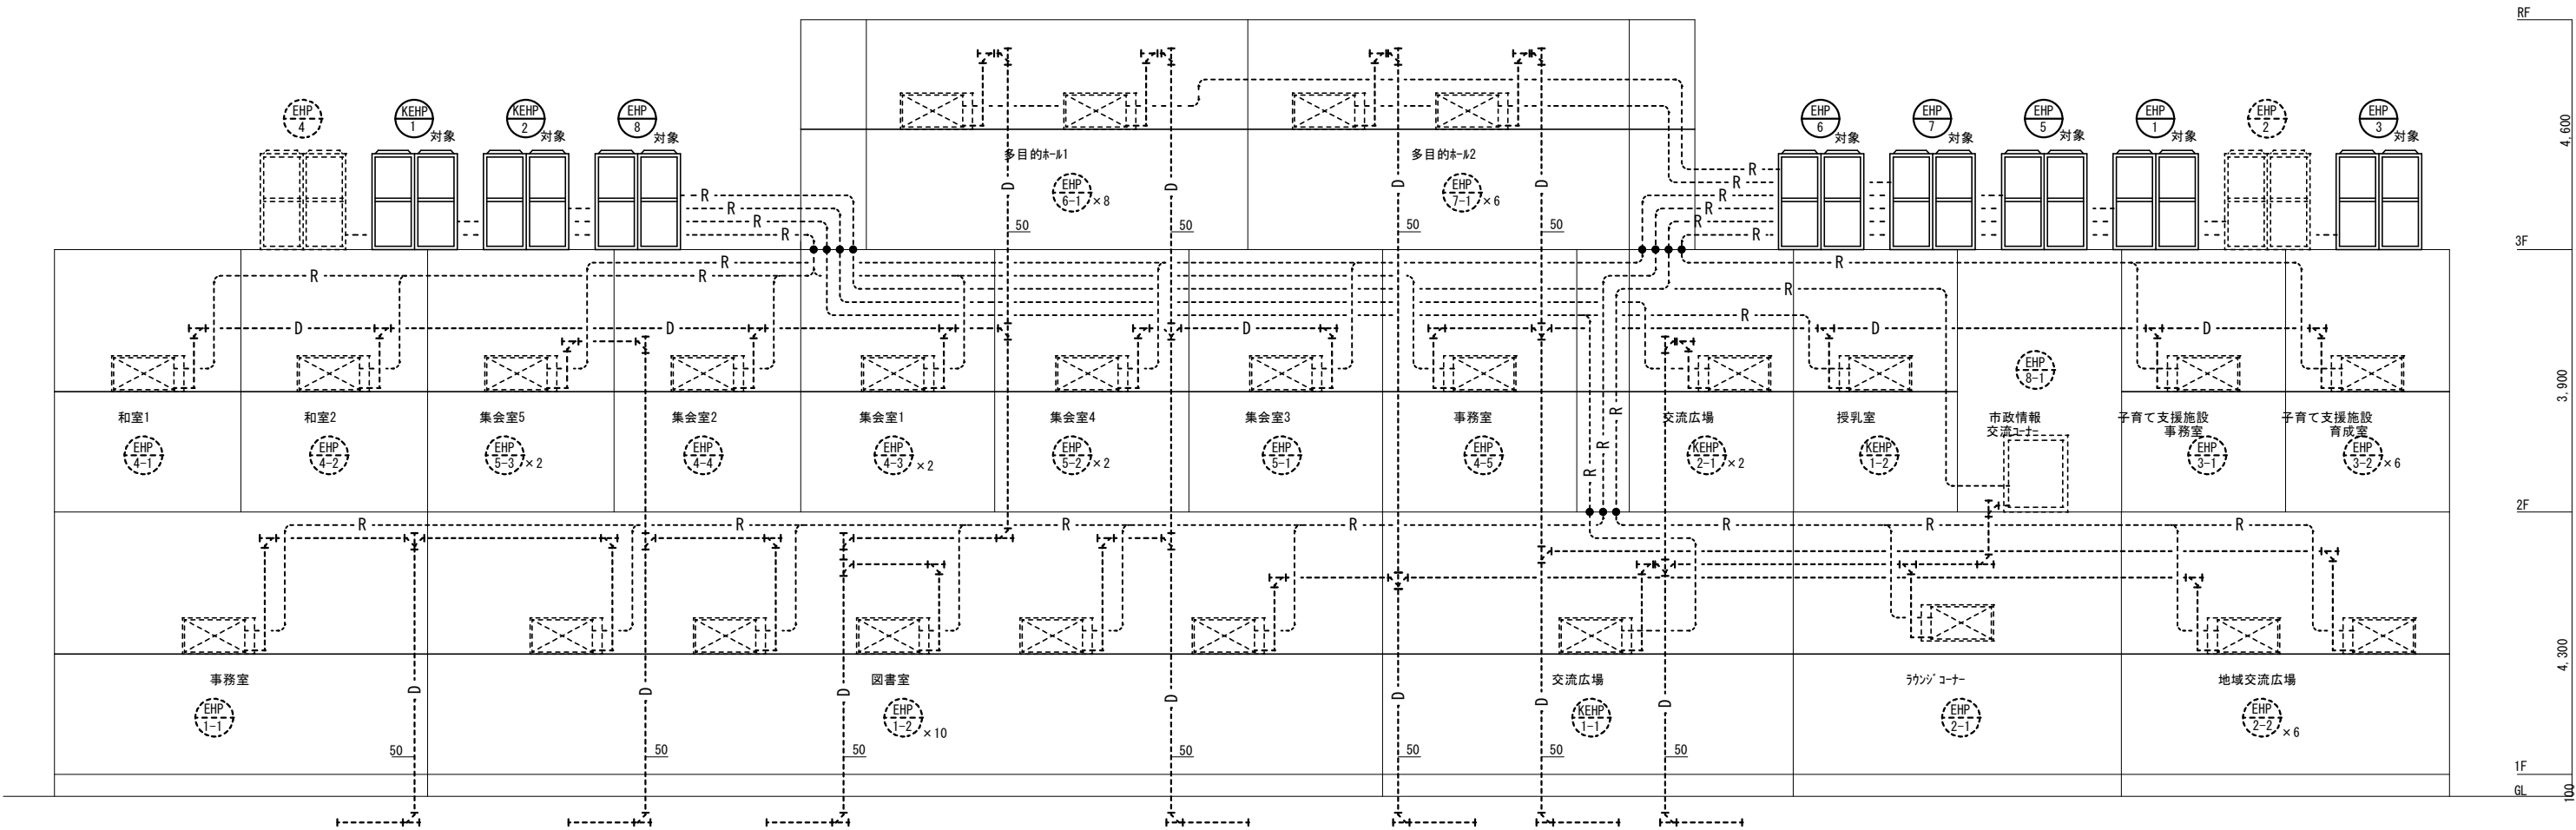

注) 修繕対象の設備は実線で示し、修繕対象外の設備は破線で示す。

工事名	平山季重ふれあい館冷暖房機修繕				
図番	M-02	図名	空調系統図 (撤去・更新)	縮尺	A3 : N・S
作成 令和8年 月 日	監理 日野市総務部建築営繕課				
訂正 年 月 日	設計 日野市総務部建築営繕課				

機 器 表

機器番号	機 器 名 称	機 器 仕 様	動 力			台 数	設置場所	参考型番	備 考
			K W	相	電 圧				
KEHP-1	水蓄熱ヒム用T&F2727 (室外機)	型式：水蓄熱ヒム用インナ-ユニット				1	屋上	グイェン	コンクリート基礎
		冷房能力：14.0KW 暖房能力：14.0KW						RTGYPI40P	寸法・重量
		圧縮機	1.6	3	200				本体：635×765×1600H 150kg
		送風機	0.35	3	200				蓄熱ユニット：620×1000×1455H 115kg
		水蓄熱ユニット水張り量：m3 蓄熱容量：冷房 95MJ 暖房 22MJ		1	200				冷媒管：9.5φ×15.9φ
KEHP-1-1	水蓄熱ヒム用T&F2727 (室内機)	付属品：ｽﾌﾟﾘﾝｸﾞ防振架台、蓄熱ユニット、分岐管、他付属品一式	0.12	1	200	1	1階 交流広場	グイェン	参考天井開口寸法：860×860
		冷房能力：11.2KW 暖房能力：12.5KW						FXYP112MB	冷媒管：9.5φ×19.1φ
		送風機							
		付属品：ｸﾞｲｰﾄﾞﾌﾞﾚｯｷﾝｸﾞ装置、他付属品一式							
		型式：天井埋込ダクト型（4方向）	0.01	1	200	1	2階 授乳室	グイェン	参考天井開口寸法：640×820
KEHP-1-2	水蓄熱ヒム用T&F2727 (室内機)	冷房能力：2.2KW 暖房能力：2.5KW						FXYP22M	冷媒管：6.4φ×12.7φ
		送風機							
		付属品：ｸﾞｲｰﾄﾞﾌﾞﾚｯｷﾝｸﾞ装置、他付属品一式							
KEHP-2	水蓄熱ヒム用T&F2727 (室外機)	型式：水蓄熱ヒム用インナ-ユニット				1	屋上	グイェン	コンクリート基礎
		冷房能力：14.0KW 暖房能力：14.0KW						RTGYPI40P	寸法・重量
		圧縮機	1.6	3	200				本体：635×765×1600H 150kg
		送風機	0.35	3	200				蓄熱ユニット：620×1000×1455H 115kg
		水蓄熱ユニット水張り量：m3 蓄熱容量：冷房 95MJ 暖房 22MJ		1	200				冷媒管：9.5φ×15.9φ
KEHP-2-1	水蓄熱ヒム用T&F2727 (室内機)	付属品：ｽﾌﾟﾘﾝｸﾞ防振架台、蓄熱ユニット、分岐管、他付属品一式							
		型式：天井埋込ダクト型（4方向）	0.056	1	200	2	2階 交流広場	グイェン	参考天井開口寸法：860×860
		冷房能力：5.6KW 暖房能力：6.3KW						FXYP56MB	冷媒管：6.4φ×12.7φ
		送風機							
		付属品：ｸﾞｲｰﾄﾞﾌﾞﾚｯｷﾝｸﾞ装置、他付属品一式							
EHP-1	ヒム用T&F2727 (室外機)	型式：ヒム用インナ-ユニット				1	屋上	グイェン	コンクリート基礎
		冷房能力：68.0KW 暖房能力：76.5KW						RXYP680A	寸法：930×765×1680H
		圧縮機	20.6	3	200				1240×765×1680H
		送風機							重量：329kg+249kg
		付属品：ｽﾌﾟﾘﾝｸﾞ防振架台、分岐管、他付属品一式							冷媒管：15.9φ×28.6φ
EHP-1-1	ヒム用T&F2727 (室内機)	型式：天井埋込ダクト型（4方向）	0.056	1	200	1	1階 事務室	グイェン	参考天井開口寸法：860×860
		冷房能力：3.6KW 暖房能力：4.0KW						FXYP36MB	冷媒管：6.4φ×12.7φ
		送風機							
		付属品：ｸﾞｲｰﾄﾞﾌﾞﾚｯｷﾝｸﾞ装置、他付属品一式							
		型式：天井埋込ダクト型（4方向）	0.056	1	200	10	1階 図書室	グイェン	参考天井開口寸法：860×860
EHP-1-2	ヒム用T&F2727 (室内機)	冷房能力：5.6KW 暖房能力：6.3KW						FXYP56MB	冷媒管：6.4φ×12.7φ
		送風機							
		付属品：ｸﾞｲｰﾄﾞﾌﾞﾚｯｷﾝｸﾞ装置、他付属品一式							
EHP-2	ヒム用T&F2727 (室外機)	型式：ヒム用インナ-ユニット				1	屋上	グイェン	コンクリート基礎（建築工事）
		冷房能力：45.0KW 暖房能力：50.0KW						RXYP450A	参考寸法：1240×765×1680H
		圧縮機	13.6	3	200				参考重量：329kg
		送風機							冷媒管：12.7φ×28.6φ
		付属品：ｽﾌﾟﾘﾝｸﾞ防振架台、分岐管、他付属品一式							
EHP-2-1	ヒム用T&F2727 (室内機)	型式：天井埋込ダクト型	0.35	1	200	1	1階 ラウンジコート	グイェン	冷媒管：9.5φ×15.9φ
		冷房能力：14.0KW 暖房能力：16.0KW						FXYP140M	
		送風機 2.040m3/h							
		付属品：ｸﾞｲｰﾄﾞﾌﾞﾚｯｷﾝｸﾞ装置、他付属品一式							
		型式：天井埋込ダクト型（4方向）	0.1	1	200	6	1階 地域交流広場	グイェン	参考天井開口寸法：860×860
EHP-2-2	ヒム用T&F2727 (室内機)	冷房能力：4.5KW 暖房能力：5.0KW						FXYP45B	冷媒管：6.4φ×12.7φ
		送風機							
		付属品：ｸﾞｲｰﾄﾞﾌﾞﾚｯｷﾝｸﾞ装置、他付属品一式							
EHP-3	ヒム用T&F2727 (室外機)	型式：ヒム用インナ-ユニット				1	屋上	グイェン	コンクリート基礎
		冷房能力：45.0KW 暖房能力：50.0KW						RXYP450A	寸法：1240×765×1680H
		圧縮機	13.6	3	200				重量：329kg
		送風機							冷媒管：12.7φ×28.6φ
		付属品：ｽﾌﾟﾘﾝｸﾞ防振架台、分岐管、他付属品一式							
EHP-3-1	ヒム用T&F2727 (室内機)	型式：天井埋込ダクト型（2方向）	0.01	1	200	1	2階 事務室（子育て）	グイェン	参考天井開口寸法：640×820
		冷房能力：2.2KW 暖房能力：2.5KW						FXYP22M	冷媒管：6.4φ×12.7φ
		送風機							
		付属品：ｸﾞｲｰﾄﾞﾌﾞﾚｯｷﾝｸﾞ装置、他付属品一式							
		型式：天井埋込ダクト型（4方向）	0.056	1	200	6	2階 育成室	グイェン	参考天井開口寸法：860×860
EHP-3-2	ヒム用T&F2727 (室内機)	冷房能力：5.6KW 暖房能力：6.3KW						FXYP56MB	冷媒管：6.4φ×12.7φ
		送風機							
		付属品：ｸﾞｲｰﾄﾞﾌﾞﾚｯｷﾝｸﾞ装置、他付属品一式							
EHP-4	ヒム用T&F2727 (室外機)	型式：ヒム用インナ-ユニット				1	屋上	グイェン	コンクリート基礎（建築工事）
		冷房能力：56.0KW 暖房能力：63.0KW						RXYP560A	参考寸法：930×765×1680H×2
		圧縮機	16.9	3	200				参考重量：249kg+249kg
		送風機							冷媒管：15.9φ×28.6φ
		付属品：ｽﾌﾟﾘﾝｸﾞ防振架台、分岐管、他付属品一式							
EHP-4-1	ヒム用T&F2727 (室内機)	型式：天井埋込ダクト型（4方向）	0.056	1	200	1	2階 和室1	グイェン	参考天井開口寸法：860×860
		冷房能力：7.1KW 暖房能力：8.0KW						FXYP71MB	冷媒管：9.5φ×15.9φ
		送風機							
		付属品：ｸﾞｲｰﾄﾞﾌﾞﾚｯｷﾝｸﾞ装置、他付属品一式							


機器番号	機 器 名 称	機 器 仕 様	動 力			台 数	設置場所	参考型番	備 考
			K W	相	電 圧				
EHP-4-2	ヒム用T&F2727 (室内機)	型式：天井埋込ダクト型（4方向）	0.056	1	200	1	2階 和室2	グイェン FXYP71MB	参考天井開口寸法：860×860 冷媒管：9.5φ×15.9φ
		冷房能力：7.1KW 暖房能力：8.0KW							
		送風機							
		付属品：グイードブレック、ドレンパフ装置、他付属品一式							
EHP-4-3	ヒム用T&F2727 (室内機)	型式：天井埋込ダクト型（4方向）	0.056	1	200	2	2階 集金室1	グイェン FXYP71MB	参考天井開口寸法：860×860 冷媒管：9.5φ×15.9φ
		冷房能力：6.3KW 暖房能力：7.5KW							
		送風機							
		付属品：グイードブレック、ドレンパフ装置、他付属品一式							
EHP-4-4	ヒム用T&F2727 (室内機)	型式：天井埋込ダクト型（4方向）	0.056	1	200	2	2階 集金室2	グイェン FXYP71MB	参考天井開口寸法：860×860 冷媒管：9.5φ×15.9φ
		冷房能力：6.3KW 暖房能力：7.5KW							
		送風機							
		付属品：グイードブレック、ドレンパフ装置、他付属品一式							
EHP-4-5	ヒム用T&F2727 (室内機)	型式：天井埋込ダクト型（2方向）	0.01	1	200	1	2階 事務室	グイェン FXYP22M	参考天井開口寸法：640×820 冷媒管：6.4φ×12.7φ
		冷房能力：2.2KW 暖房能力：2.5KW							
		送風機							
		付属品：グイードブレック、天井パネ、ドレンパフ装置、他付属品一式							
EHP-4-6	ヒム用T&F2727 (室内機)	型式：天井埋込ダクト型（2方向）	0.01	1	200	1	2階 倉庫5	グイェン FXYP22M	参考天井開口寸法：640×820 冷媒管：6.4φ×12.7φ
		冷房能力：2.2KW 暖房能力：2.5KW							
		送風機							
		付属品：グイードブレック、天井パネ、ドレンパフ装置、他付属品一式							
EHP-5	ヒム用T&F2727 (室外機)	型式：ヒム用インナーユニット	12.1	3	200	1	屋上	グイェン RXYP400A	コンクリート基礎（建築工事） 参考寸法：1240×765×1680H 参考重量：329kg 冷媒管：12.7φ×25.4φ
		冷房能力：36.0KW 暖房能力：40.0KW							
		圧縮機							
		送風機							
	撤 去 対 象	付属品：ｽﾌﾟﾘﾝｸﾞ防振架台、分岐管、他付属品一式							
EHP-5-1	ヒム用T&F2727 (室内機)	型式：天井埋込ダクト型（4方向）	0.056	1	200	1	2階 集金室3	グイェン FXYP56MB	参考天井開口寸法：860×860 冷媒管：6.4φ×12.7φ
		冷房能力：5.0KW 暖房能力：5.6KW							
		送風機							
		付属品：グイードブレック、ドレンパフ装置、他付属品一式							
EHP-5-2	ヒム用T&F2727 (室内機)	型式：天井埋込ダクト型（4方向）	0.056	1	200	2	2階 集金室4	グイェン FXYP56MB	参考天井開口寸法：860×860 冷媒管：6.4φ×12.7φ
		冷房能力：5.0KW 暖房能力：5.6KW							
		送風機							
		付属品：グイードブレック、ドレンパフ装置、他付属品一式							
EHP-5-3	ヒム用T&F2727 (室内機)	型式：天井埋込ダクト型（4方向）	0.056	1	200	2	2階 集金室5	グイェン FXYP71MB	参考天井開口寸法：860×860 冷媒管：9.5φ×15.9φ
		冷房能力：7.1KW 暖房能力：8.0KW							
		送風機							
		付属品：グイードブレック、ドレンパフ装置、他付属品一式							
EHP-6	ヒム用T&F2727 (室外機)	型式：ヒム用インナーユニット	12.1	3	200	1	屋上	グイェン RXYP400A	コンクリート基礎（建築工事） 参考寸法：1240×765×1680H 参考重量：329kg 冷媒管：12.7φ×25.4φ
		冷房能力：36.0KW 暖房能力：40.0KW							
		圧縮機							
		送風機							
	撤 去 対 象	付属品：ｽﾌﾟﾘﾝｸﾞ防振架台、分岐管、他付属品一式							
EHP-6-1	ヒム用T&F2727 (室内機)	型式：天井埋込ダクト型（コートサイド）	0.02	1	200	8	3階 多目的ホール1	グイェン FXYP45M	参考天井開口寸法：1200×760 冷媒管：6.4φ×12.7φ
		冷房能力：4.5KW 暖房能力：5.0KW							
		送風機							
		付属品：グイードブレック、吹出口ユニット、ドレンパフ装置、他付属品一式							
EHP-7	ヒム用T&F2727 (室外機)	型式：ヒム用インナーユニット	8.45	3	200	1	屋上	グイェン RXYP280A	コンクリート基礎（建築工事） 参考寸法：930×765×1680H 参考重量：249kg 冷媒管：9.5φ×22.2φ
		冷房能力：28.0KW 暖房能力：31.5KW							
		圧縮機							
		送風機							
	撤 去 対 象	付属品：ｽﾌﾟﾘﾝｸﾞ防振架台、分岐管、他付属品一式							
EHP-7-1	ヒム用T&F2727 (室内機)	型式：天井埋込ダクト型（コートサイド）	0.02	1	200	6	3階 多目的ホール2	グイェン FXYP45M	参考天井開口寸法：1200×760 冷媒管：6.4φ×12.7φ
		冷房能力：4.5KW 暖房能力：5.0KW							
		送風機							
		付属品：グイードブレック、吹出口ユニット、ドレンパフ装置、他付属品一式							
EHP-8	ヒム用T&F2727 (室外機)	型式：ヒム用インナーユニット	8.45	3	200	1	屋上	グイェン RXYP280A	コンクリート基礎（建築工事） 参考寸法：930×765×1680H 参考重量：249kg 冷媒管：9.5φ×22.2φ
		冷房能力：28.0KW 暖房能力：31.5KW							
		圧縮機							
		送風機							
	撤 去 対 象	付属品：ｽﾌﾟﾘﾝｸﾞ防振架台、分岐管、他付属品一式							
EHP-8-1	ヒム用T&F2727 (室内機)	型式：壁ヒートイン型	1.5	1	200	1	2階 市政情報コーナー	グイェン FXYP280M	参考寸法：1132×500×2080H 冷媒管：9.5φ×22.2φ
		冷房能力：28.0KW 暖房能力：31.5KW							
		送風機 2,800m3/h							
		付属品：グイードブレック、他付属品一式							

機器表


機器番号	機 器 名 称	機 器 仕 様	動 力			台 数	設置場所	参考型番	備 考
			K W	相	電 圧				
KEHP-1	更新用ビル用76F2720	型式：更新用ビル用インバータ機				1	屋上	ビル	コンクリート基礎
	(室外機)	冷房能力：14.0KW 暖房能力：14.0KW						RQYP1400D	寸法・重量
	更新対象	圧縮機	3.36	3	200				本体：765×765×1525H 178kg
		送風機	0.22	3	200				冷媒管：9.5φ×15.9φ
		付属品：防振架台、分岐管、他付属品一式							
KEHP-1-1	水蓄熱ビル用76F2720	型式：天井埋込4方向型（4方向）	0.12	1	200	1	1階 交流広場	ビル	参考天井開口寸法：860×860
	(室内機)	冷房能力：11.2KW 暖房能力：12.5KW						FXYP112MB	冷媒管：9.5φ×19.1φ
		送風機							
		付属品：ワイヤードレコ、ドレンパンプ装置、他付属品一式							
KEHP-1-2	水蓄熱ビル用76F2720	型式：天井埋込2方向型（2方向）	0.01	1	200	1	2階 授乳室	ビル	参考天井開口寸法：640×820
	(室内機)	冷房能力：2.2KW 暖房能力：2.5KW						FXYP22M	冷媒管：6.4φ×12.7φ
		送風機							
		付属品：ワイヤードレコ、ドレンパンプ装置、他付属品一式							
KEHP-2	更新用ビル用76F2720	型式：更新用ビル用インバータ機				1	屋上	ビル	コンクリート基礎
	(室外機)	冷房能力：14.0KW 暖房能力：14.0KW						RQYP1400D	寸法・重量
	更新対象	圧縮機	3.36	3	200				本体：765×765×1525H 178kg
		送風機	0.22	3	200				冷媒管：9.5φ×15.9φ
		付属品：防振架台、分岐管、他付属品一式							
KEHP-2-1	水蓄熱ビル用76F2720	型式：天井埋込4方向型（4方向）	0.056	1	200	2	2階 交流広場	ビル	参考天井開口寸法：860×860
	(室内機)	冷房能力：5.6KW 暖房能力：6.3KW						FXYP66MB	冷媒管：6.4φ×12.7φ
		送風機							
		付属品：ワイヤードレコ、ドレンパンプ装置、他付属品一式							
EHP-1	更新用ビル用76F2720	型式：更新用ビル用インバータ機				1	屋上	ビル	コンクリート基礎
	(室外機)	冷房能力：68.0KW 暖房能力：77.5KW						RQYP670FC	寸法：930×765×1660H
	更新対象	圧縮機	11.6×2	3	200				930×765×1660H
		送風機	1.03×2						重量：234kg+234kg
		付属品：防振架台、分岐管、他付属品一式							冷媒管：15.9φ×28.6φ
EHP-1-1	ビル用76F2720	型式：天井埋込4方向型（4方向）	0.056	1	200	1	1階 事務室	ビル	参考天井開口寸法：860×860
	(室内機)	冷房能力：3.6KW 暖房能力：4.0KW						FXYP36MB	冷媒管：6.4φ×12.7φ
		送風機							
		付属品：ワイヤードレコ、ドレンパンプ装置、他付属品一式							
EHP-1-2	ビル用76F2720	型式：天井埋込4方向型（4方向）	0.056	1	200	10	1階 図書室	ビル	参考天井開口寸法：860×860
	(室内機)	冷房能力：5.6KW 暖房能力：6.3KW						FXYP66MB	冷媒管：6.4φ×12.7φ
		送風機							
		付属品：ワイヤードレコ、ドレンパンプ装置、他付属品一式							
EHP-2	ビル用76F2720	型式：ビル用インバータ機				1	屋上	ビル	コンクリート基礎（建築工事）
	(室外機)	冷房能力：45.0KW 暖房能力：50.0KW						RXYP450A	参考寸法：1240×765×1680H
		圧縮機	13.6	3	200				参考重量：329kg
		送風機							冷媒管：12.7φ×28.6φ
		付属品：ｽﾀﾝﾀﾞｰﾄﾞ防振架台、分岐管、他付属品一式							
EHP-2-1	ビル用76F2720	型式：天井埋込インバータ型	0.35	1	200	1	1階 ラウンジコート	ビル	冷媒管：9.5φ×15.9φ
	(室内機)	冷房能力：14.0KW 暖房能力：16.0KW						FXYP140M	
		送風機 2.040m3/h							
		付属品：ワイヤードレコ、ドレンパンプ装置、他付属品一式							
EHP-2-2	ビル用76F2720	型式：天井埋込4方向型（4方向）	0.1	1	200	6	1階 地域交流広場	ビル	参考天井開口寸法：860×860
	(室内機)	冷房能力：4.5KW 暖房能力：5.0KW						FXYP45B	冷媒管：6.4φ×12.7φ
		送風機							
		付属品：ワイヤードレコ、ドレンパンプ装置、他付属品一式							
EHP-3	更新用ビル用76F2720	型式：更新用ビル用インバータ機				1	屋上	ビル	コンクリート基礎
	(室外機)	冷房能力：45.0KW 暖房能力：50.0KW						RQYP450FC	寸法：1240×765×1680H
	更新対象	圧縮機	13.7	3	200				重量：291kg
		送風機	0.66×2						冷媒管：12.7φ×28.6φ
		付属品：防振架台、分岐管、他付属品一式							
EHP-3-1	ビル用76F2720	型式：天井埋込2方向型（2方向）	0.01	1	200	1	2階 事務室（子育て）	ビル	参考天井開口寸法：640×820
	(室内機)	冷房能力：2.2KW 暖房能力：2.5KW						FXYP22M	冷媒管：6.4φ×12.7φ
		送風機							
		付属品：ワイヤードレコ、ドレンパンプ装置、他付属品一式							
EHP-3-2	ビル用76F2720	型式：天井埋込4方向型（4方向）	0.056	1	200	6	2階 育成室	ビル	参考天井開口寸法：860×860
	(室内機)	冷房能力：5.6KW 暖房能力：6.3KW						FXYP66MB	冷媒管：6.4φ×12.7φ
		送風機							
		付属品：ワイヤードレコ、ドレンパンプ装置、他付属品一式							
EHP-4	ビル用76F2720	型式：ビル用インバータ機				1	屋上	ビル	コンクリート基礎（建築工事）
	(室外機)	冷房能力：56.0KW 暖房能力：63.0KW						RXYP560A	参考寸法：930×765×1680H×2
		圧縮機	16.9	3	200				参考重量：249kg+249kg
		送風機							冷媒管：15.9φ×28.6φ
		付属品：ｽﾀﾝﾀﾞｰﾄﾞ防振架台、分岐管、他付属品一式							
EHP-4-1	ビル用76F2720	型式：天井埋込4方向型（4方向）	0.056	1	200	1	2階 和室1	ビル	参考天井開口寸法：860×860
	(室内機)	冷房能力：7.1KW 暖房能力：8.0KW						FXYP71MB	冷媒管：9.5φ×15.9φ
		送風機							
		付属品：ワイヤードレコ、ドレンパンプ装置、他付属品一式							

機器番号	機 器 名 称	機 器 仕 様	動 力			台 数	設置場所	参考型番	備 考
			K W	相	電 圧				
EHP-4-2	ビル用76F2720 (室内機)	型式：天井埋込4方向型（4方向）	0.056	1	200	1	2階 和室2	ビル	参考天井開口寸法：860×860 冷媒管：9.5φ×15.9φ
		冷房能力：7.1KW 暖房能力：8.0KW							
		送風機							
		付属品：ワイヤードレコ、ドレンパンプ装置、他付属品一式							
EHP-4-3	ビル用76F2720 (室内機)	型式：天井埋込4方向型（4方向）	0.056	1	200	2	2階 集金室1	ビル	参考天井開口寸法：860×860 冷媒管：9.5φ×15.9φ
		冷房能力：6.3KW 暖房能力：7.5KW							
		送風機							
		付属品：ワイヤードレコ、ドレンパンプ装置、他付属品一式							
EHP-4-4	ビル用76F2720 (室内機)	型式：天井埋込4方向型（4方向）	0.056	1	200	2	2階 集金室2	ビル	参考天井開口寸法：860×860 冷媒管：9.5φ×15.9φ
		冷房能力：6.3KW 暖房能力：7.5KW							
		送風機							
		付属品：ワイヤードレコ、ドレンパンプ装置、他付属品一式							
EHP-4-5	ビル用76F2720 (室内機)	型式：天井埋込2方向型（2方向）	0.01	1	200	1	2階 事務室	ビル	参考天井開口寸法：640×820 冷媒管：6.4φ×12.7φ
		冷房能力：2.2KW 暖房能力：2.5KW							
		送風機							
		付属品：ワイヤードレコ、天井パナ、ドレンパンプ装置、他付属品一式							
EHP-4-6	ビル用76F2720 (室内機)	型式：天井埋込2方向型（2方向）	0.01	1	200	1	2階 倉庫5	ビル	参考天井開口寸法：640×820 冷媒管：6.4φ×12.7φ
		冷房能力：2.2KW 暖房能力：2.5KW							
		送風機							
		付属品：ワイヤードレコ、天井パナ、ドレンパンプ装置、他付属品一式							
EHP-5	更新用ビル用76F2720 (室外機)	型式：更新用ビル用インバータ機	12.3	3	200	1	屋上	ビル	コンクリート基礎 寸法：1240×765×1660H 重量：288kg 冷媒管：12.7φ×25.4φ
		冷房能力：40.0KW 暖房能力：45.0KW							
		圧縮機							
		送風機							
付属品：防振架台、分岐管、他付属品一式									
EHP-5-1	ビル用76F2720 (室内機)	型式：天井埋込4方向型（4方向）	0.056	1	200	1	2階 集金室3	ビル	参考天井開口寸法：860×860 冷媒管：6.4φ×12.7φ
		冷房能力：5.0KW 暖房能力：5.6KW							
		送風機							
		付属品：ワイヤードレコ、ドレンパンプ装置、他付属品一式							
EHP-5-2	ビル用76F2720 (室内機)	型式：天井埋込4方向型（4方向）	0.056	1	200	2	2階 集金室4	ビル	参考天井開口寸法：860×860 冷媒管：6.4φ×12.7φ
		冷房能力：6.0KW 暖房能力：5.6KW							
		送風機							
		付属品：ワイヤードレコ、ドレンパンプ装置、他付属品一式							
EHP-5-3	ビル用76F2720 (室内機)	型式：天井埋込4方向型（4方向）	0.056	1	200	2	2階 集金室5	ビル	参考天井開口寸法：860×860 冷媒管：9.5φ×15.9φ
		冷房能力：7.1KW 暖房能力：8.0KW							
		送風機							
		付属品：ワイヤードレコ、ドレンパンプ装置、他付属品一式							
EHP-6	更新用ビル用76F2720 (室外機)	型式：更新用ビル用インバータ機	12.3	3	200	1	屋上	ビル	コンクリート基礎 寸法：1240×765×1660H 重量：288kg 冷媒管：12.7φ×25.4φ
		冷房能力：40.0KW 暖房能力：45.0KW							
		圧縮機							
		送風機							
付属品：ｽﾀﾝﾀﾞｰﾄﾞ防振架台、分岐管、他付属品一式									
EHP-6-1	ビル用76F2720 (室内機)	型式：天井埋込2方向型（2方向）	0.02	1	200	8	3階 多目的ホール1	ビル	参考天井開口寸法：1200×760 冷媒管：6.4φ×12.7φ
		冷房能力：4.5KW 暖房能力：5.0KW							
		送風機							
		付属品：ワイヤードレコ、吹出口コット、ドレンパンプ装置、他付属品一式							
EHP-7	更新用ビル用76F2720 (室外機)	型式：更新用ビル用インバータ機	7.92	3	200	1	屋上	ビル	コンクリート基礎 寸法：930×765×1660H 重量：225kg 冷媒管：9.5φ×22.2φ
		冷房能力：28.0KW 暖房能力：31.5KW							
		圧縮機							
		送風機							
付属品：防振架台、分岐管、他付属品一式									
EHP-7-1	ビル用76F2720 (室内機)	型式：天井埋込2方向型（2方向）	0.02	1	200	6	3階 多目的ホール2	ビル	参考天井開口寸法：1200×760 冷媒管：6.4φ×12.7φ
		冷房能力：4.5KW 暖房能力：5.0KW							
		送風機							
		付属品：ワイヤードレコ、吹出口コット、ドレンパンプ装置、他付属品一式							
EHP-8	更新用ビル用76F2720 (室外機)	型式：更新用ビル用インバータ機	7.92	3	200	1	屋上	ビル	コンクリート基礎 寸法：930×765×1660H 重量：225kg 冷媒管：9.5φ×22.2φ
		冷房能力：28.0KW 暖房能力：31.5KW							
		圧縮機							
		送風機							
付属品：防振架台、分岐管、他付属品一式									
EHP-8-1	ビル用76F2720 (室内機)	型式：壁掛2方向型	1.5	1	200	1	2階 市政情報コーナー	ビル	参考寸法：1132×500×2000H 冷媒管：9.5φ×22.2φ
		冷房能力：28.0KW 暖房能力：31.5KW							
		送風機 4,800m3/h							
		付属品：ワイヤードレコ、他付属品一式							

注) 1. 空調室内機は更新対象外とし、室外機系統を把握するための参考図とする。
2. 修繕対象機器は空調室外機、空調用リモコンとする。

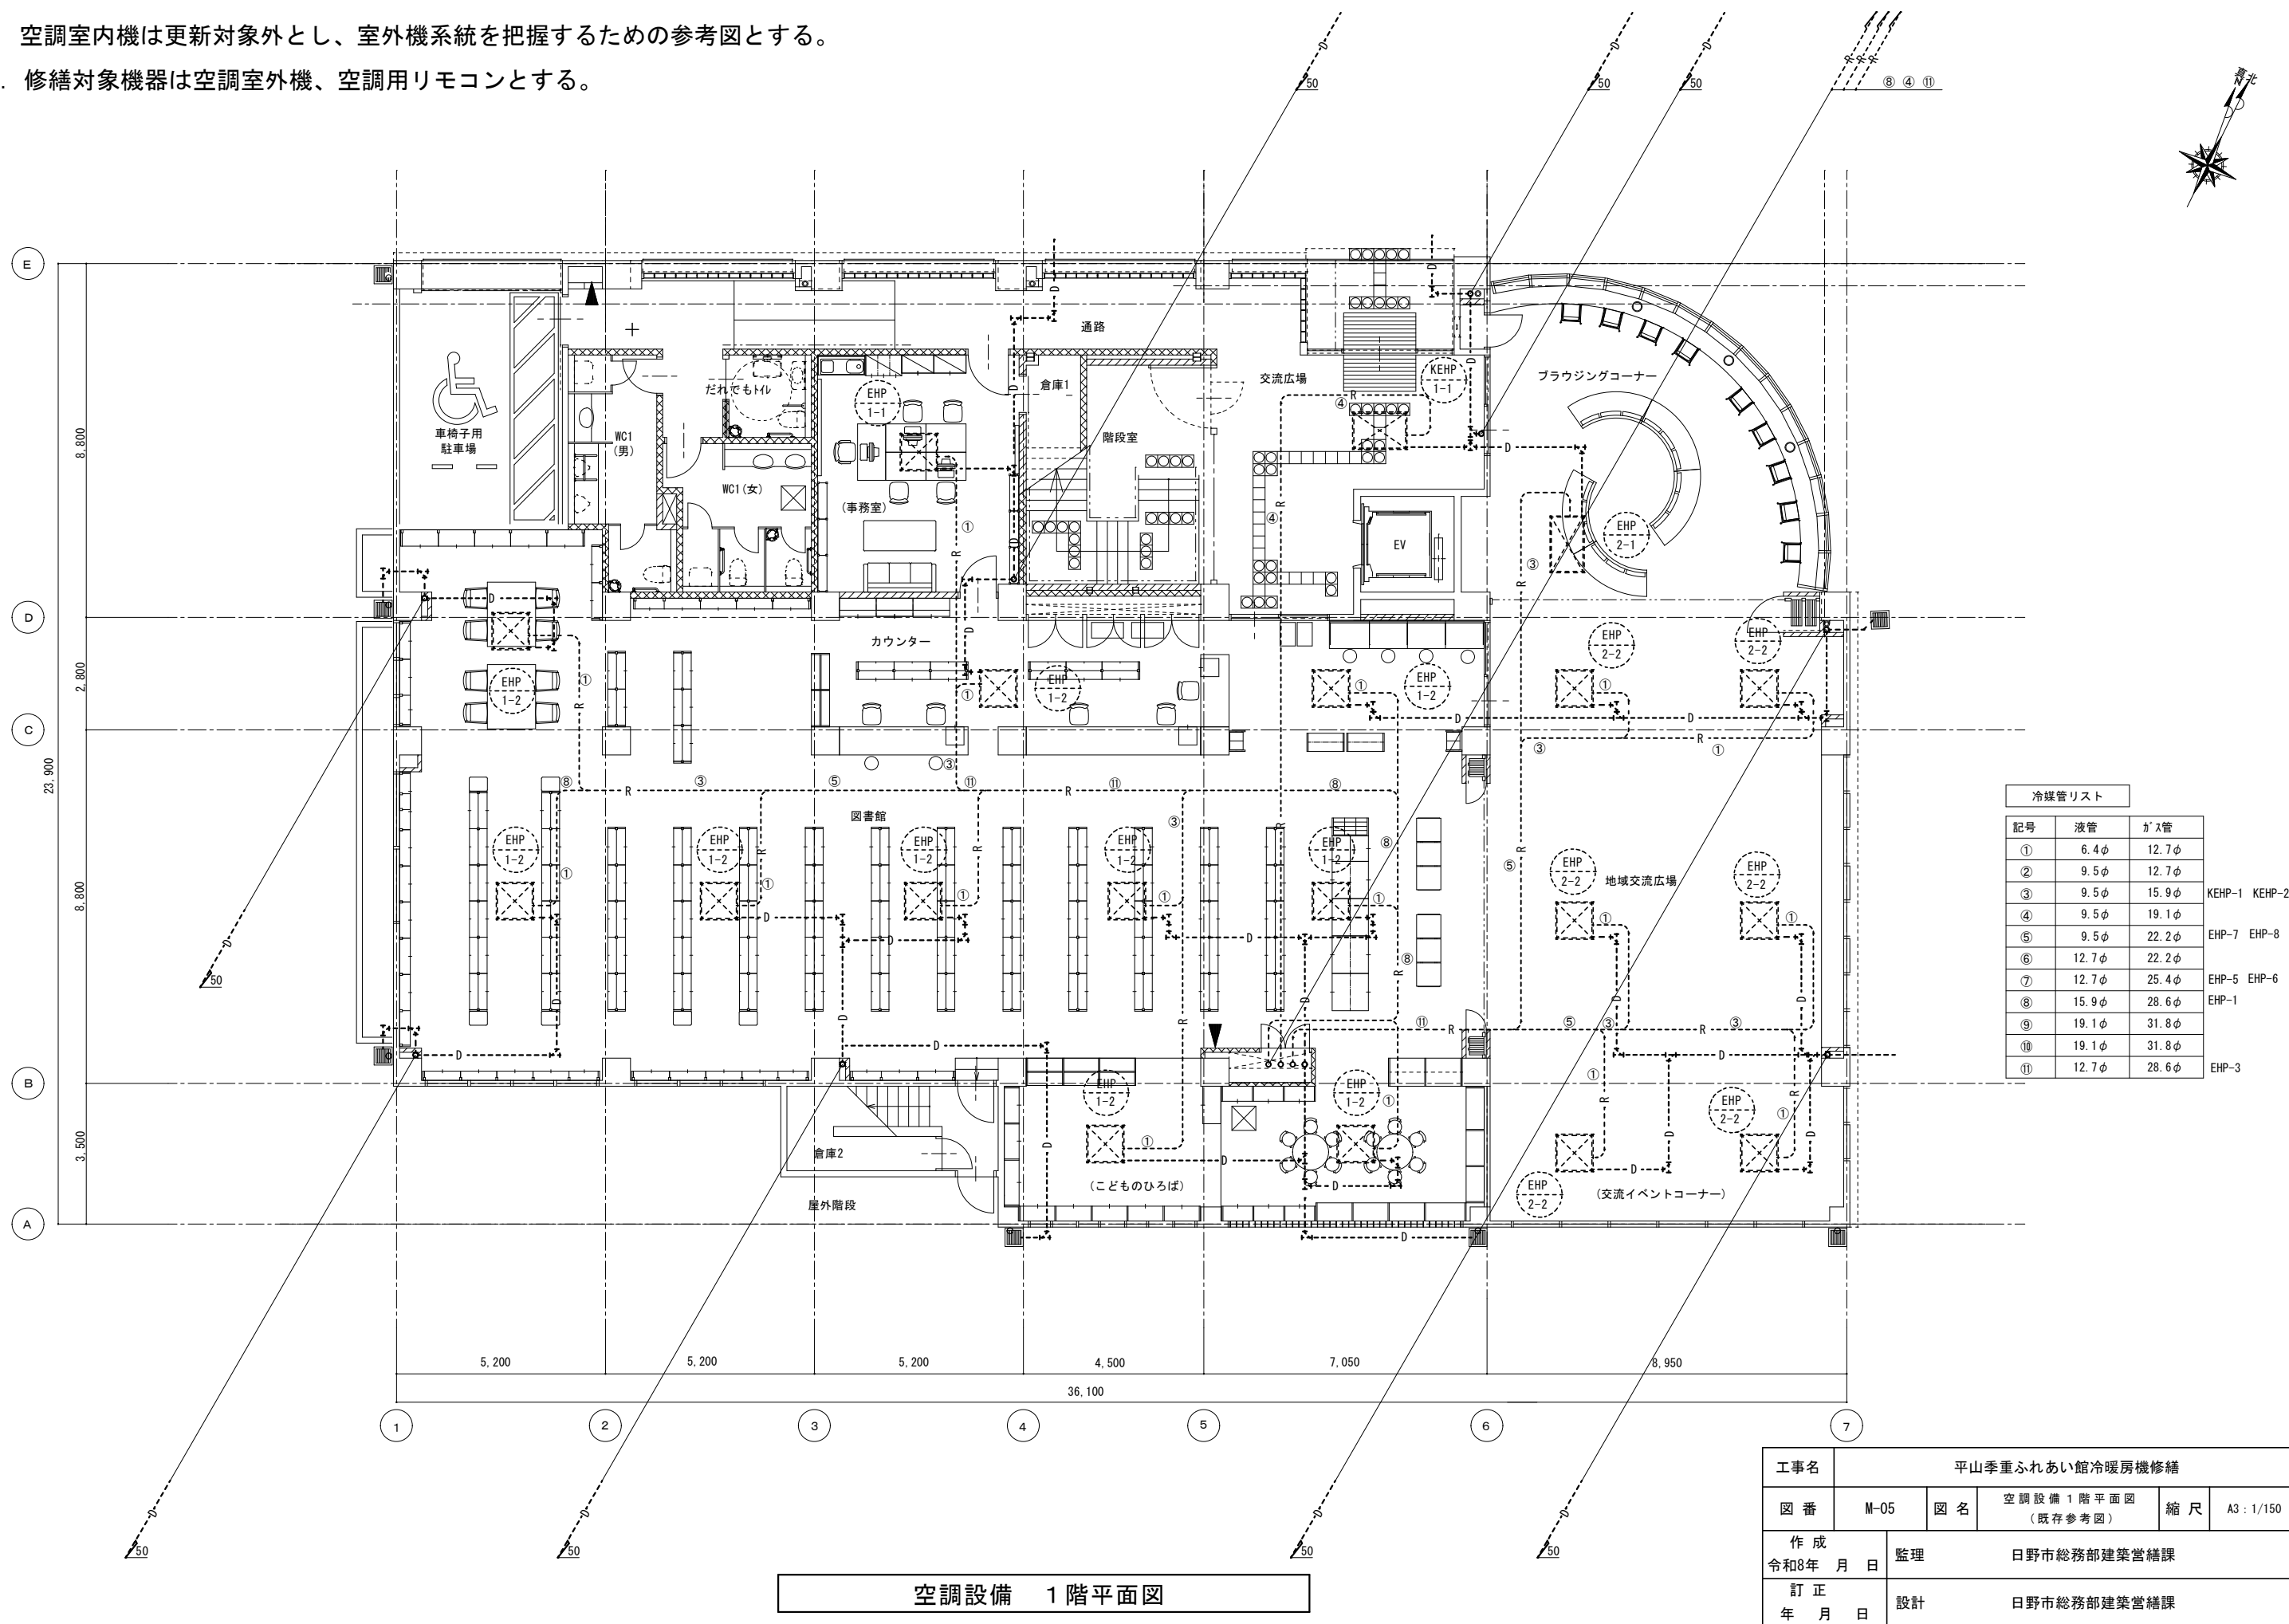

注) 1. 空調室内機は更新対象外とし、室外機系統を把握するための参考図とする。
2. 修繕対象機器は空調室外機、空調用リモコンとする。

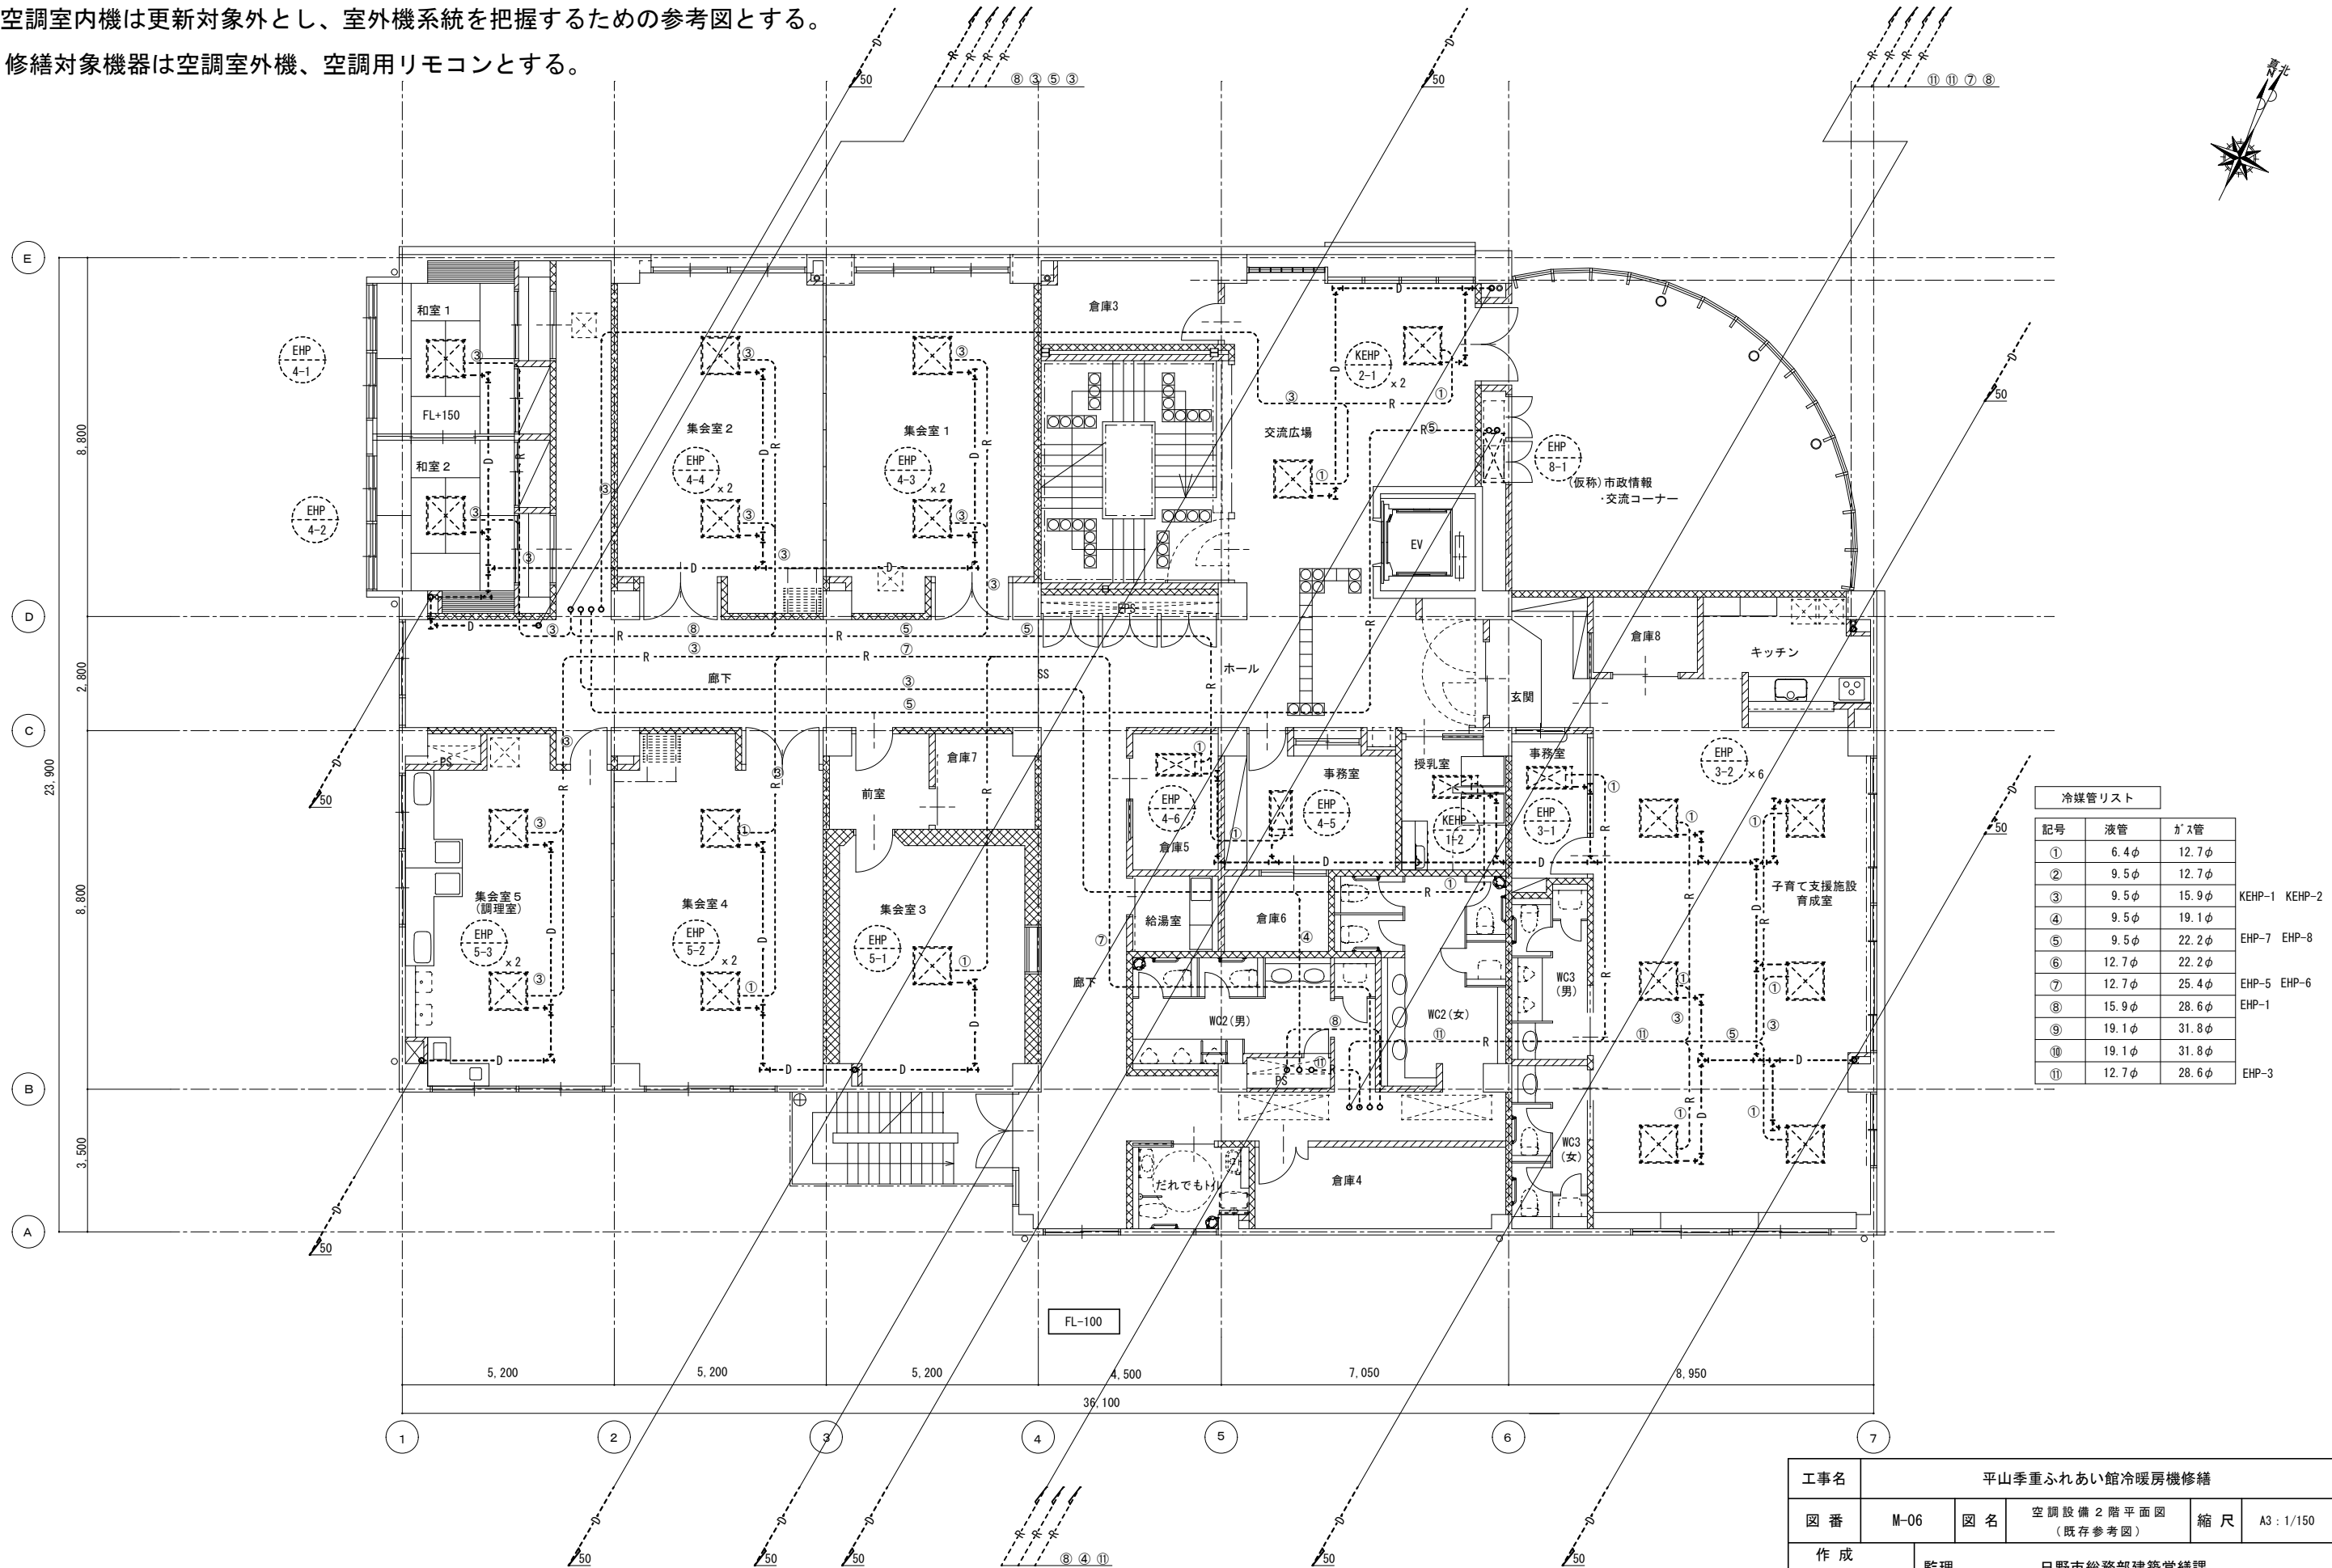


冷媒管リスト			
記号	液管	ガス管	
①	6.4 φ	12.7 φ	KEHP-1 KEHP-2
②	9.5 φ	12.7 φ	
③	9.5 φ	15.9 φ	
④	9.5 φ	19.1 φ	
⑤	9.5 φ	22.2 φ	EHP-7 EHP-8
⑥	12.7 φ	22.2 φ	
⑦	12.7 φ	25.4 φ	EHP-5 EHP-6
⑧	15.9 φ	28.6 φ	EHP-1
⑨	19.1 φ	31.8 φ	
⑩	19.1 φ	31.8 φ	
⑪	12.7 φ	28.6 φ	EHP-3

空調設備 2階平面図

工事名		平山季重ふれあい館冷暖房機修繕					
図番		M-06	図名		空調設備2階平面図 (既存参考図)	縮尺	A3:1/150
作成 令和8年 月 日		監理 日野市総務部建築営繕課					
訂正 年 月 日		設計 日野市総務部建築営繕課					

- 注) 1. 空調室内機は更新対象外とし、室外機系統を把握するための参考図とする。
2. 修繕対象機器は空調室外機、空調用リモコンとする。
3. 実線で示す空調機器及び冷媒管は撤去を示す。

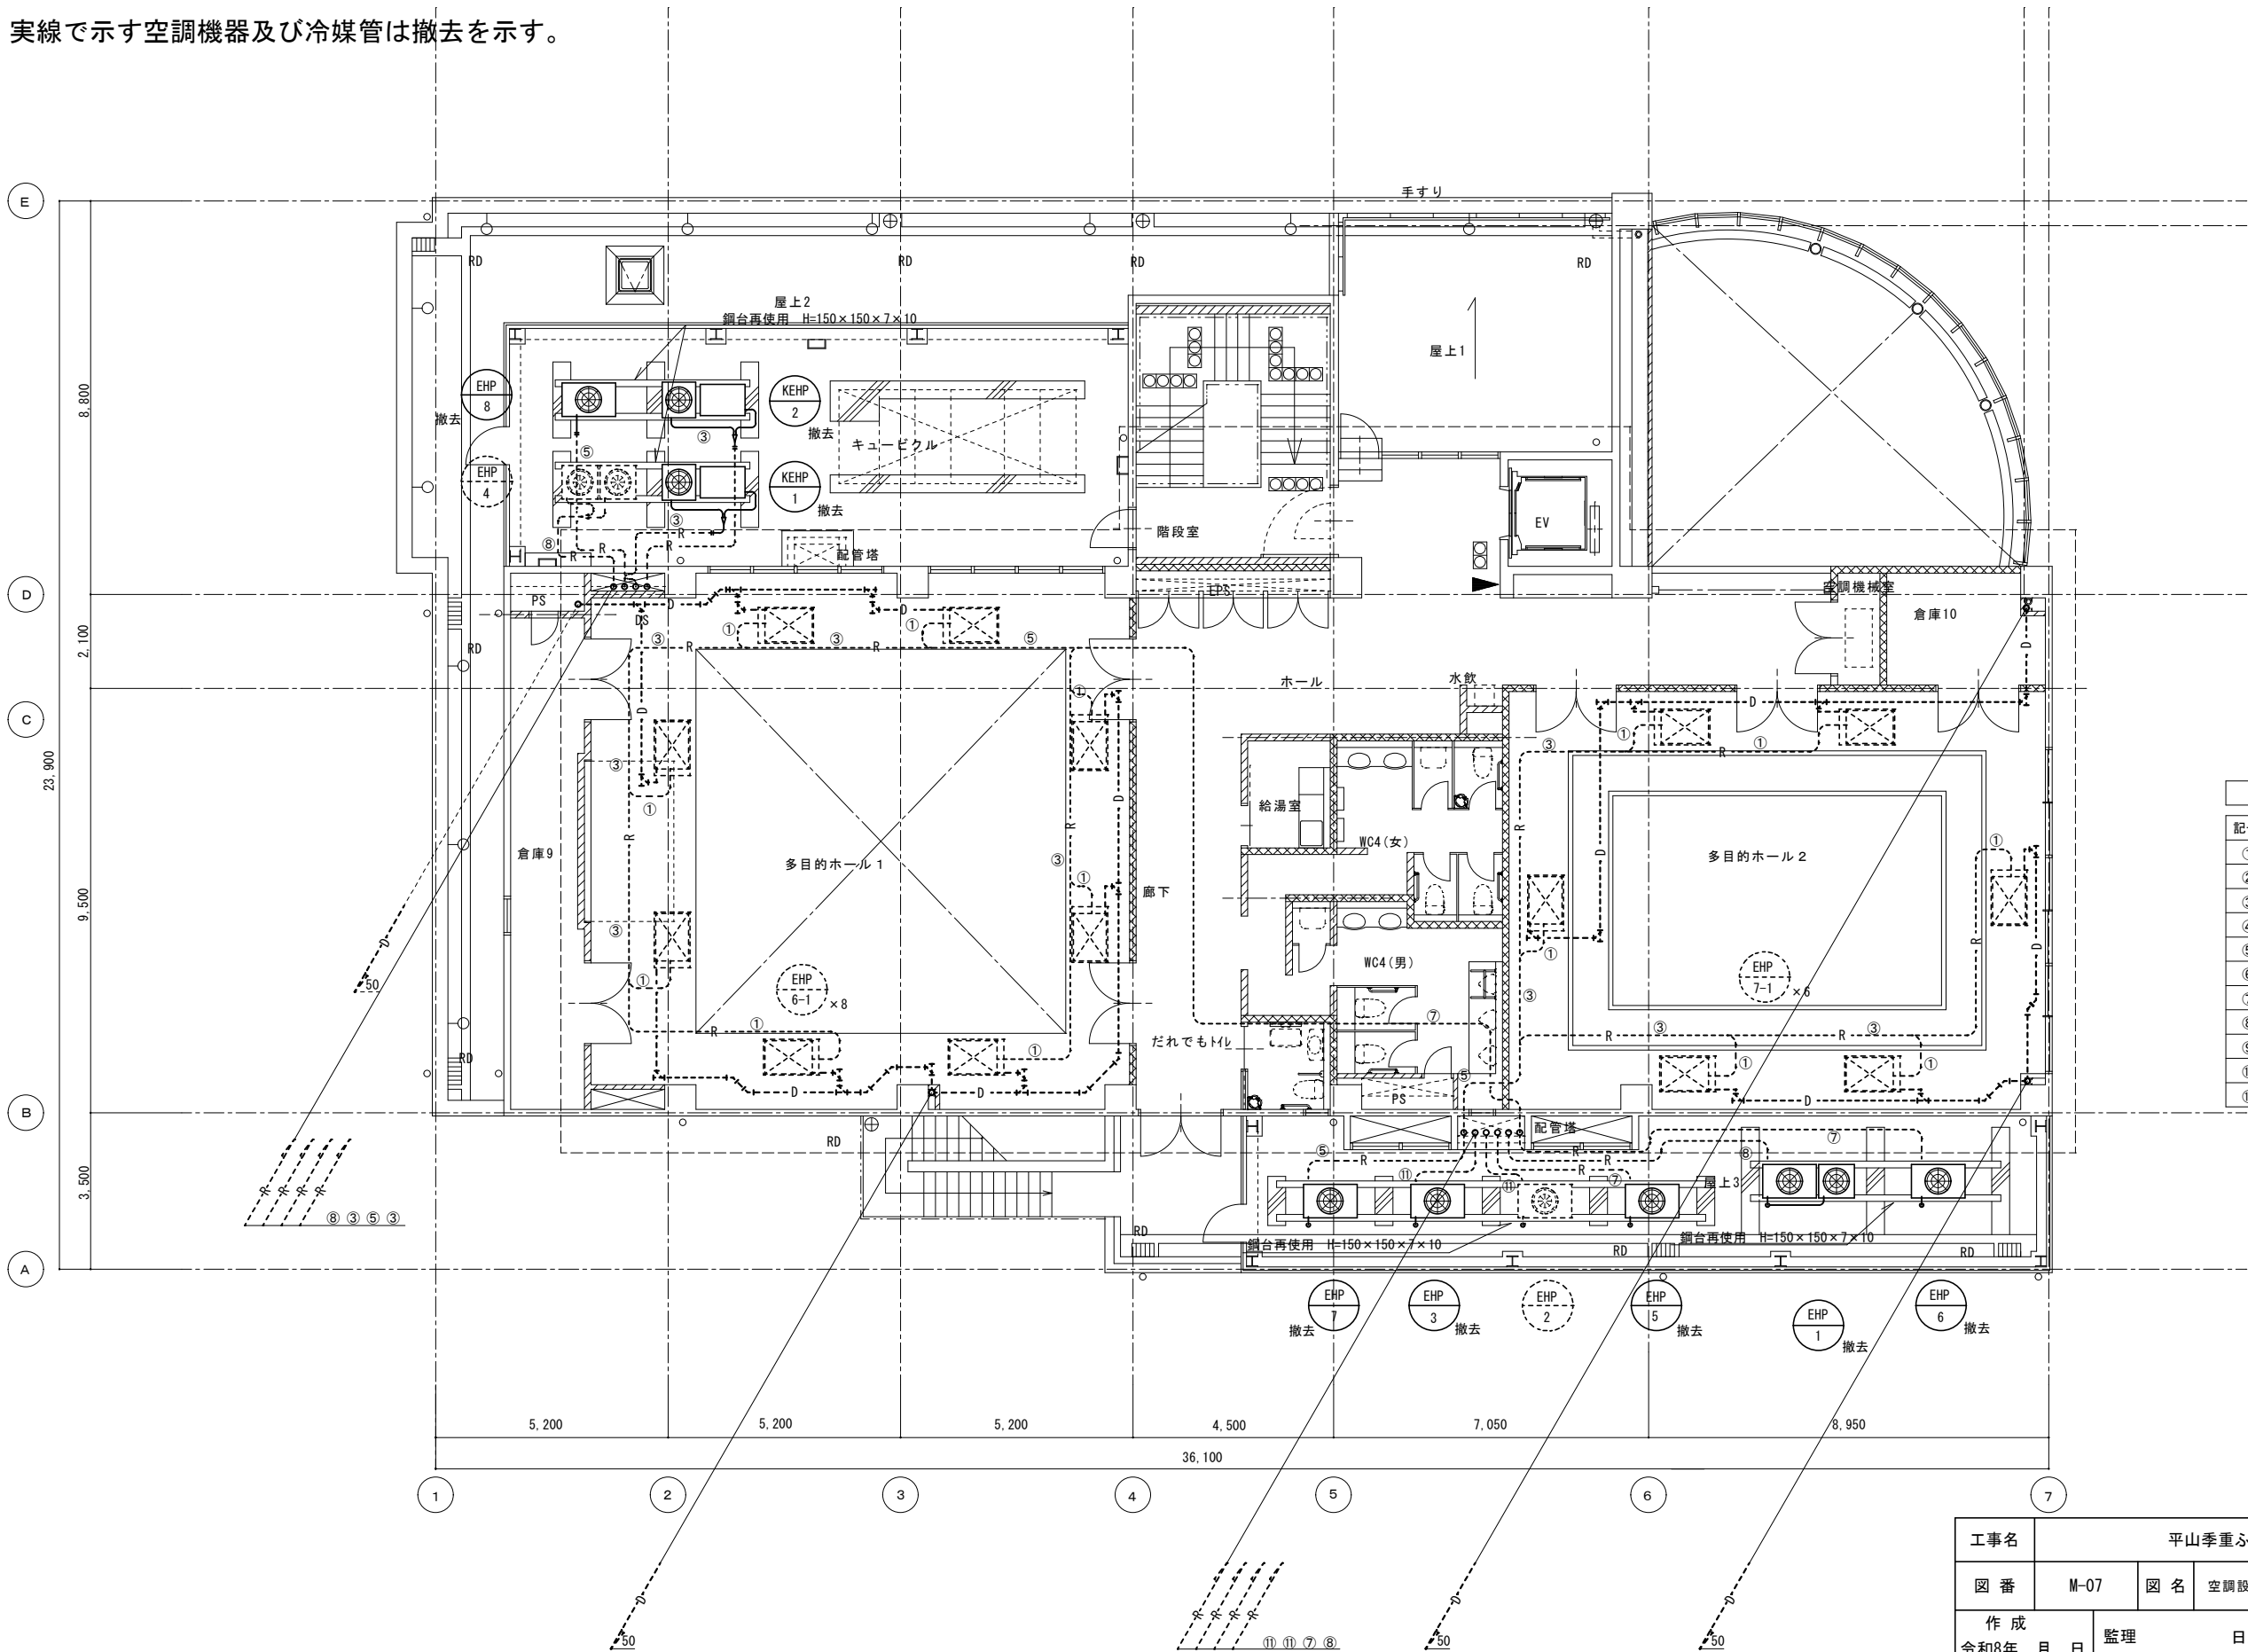


冷媒管リスト			
記号	液管	ガス管	
①	6.4 φ	12.7 φ	KEHP-1 KEHP-2
②	9.5 φ	12.7 φ	
③	9.5 φ	15.9 φ	
④	9.5 φ	19.1 φ	
⑤	9.5 φ	22.2 φ	EHP-7 EHP-8
⑥	12.7 φ	22.2 φ	
⑦	12.7 φ	25.4 φ	EHP-5 EHP-6
⑧	15.9 φ	28.6 φ	EHP-1
⑨	19.1 φ	31.8 φ	
⑩	19.1 φ	31.8 φ	
⑪	12.7 φ	28.6 φ	EHP-3

空調設備 3階平面図

工事名	平山季重ふれあい館冷暖房機修繕		
図 番	M-07	図 名	空調設備3階平面図(撤去)
作 成	令和8年 月 日	監理	日野市総務部建築営繕課
訂 正	年 月 日	設計	日野市総務部建築営繕課
縮 尺	A3 : 1/150		


- 注) 1. 空調室内機は更新対象外とし、室外機系統を把握するための参考図とする。
2. 修繕対象機器は空調室外機、空調リモコンとする。
3. 実線で示す空調機器及び冷媒配管は更新を示す。

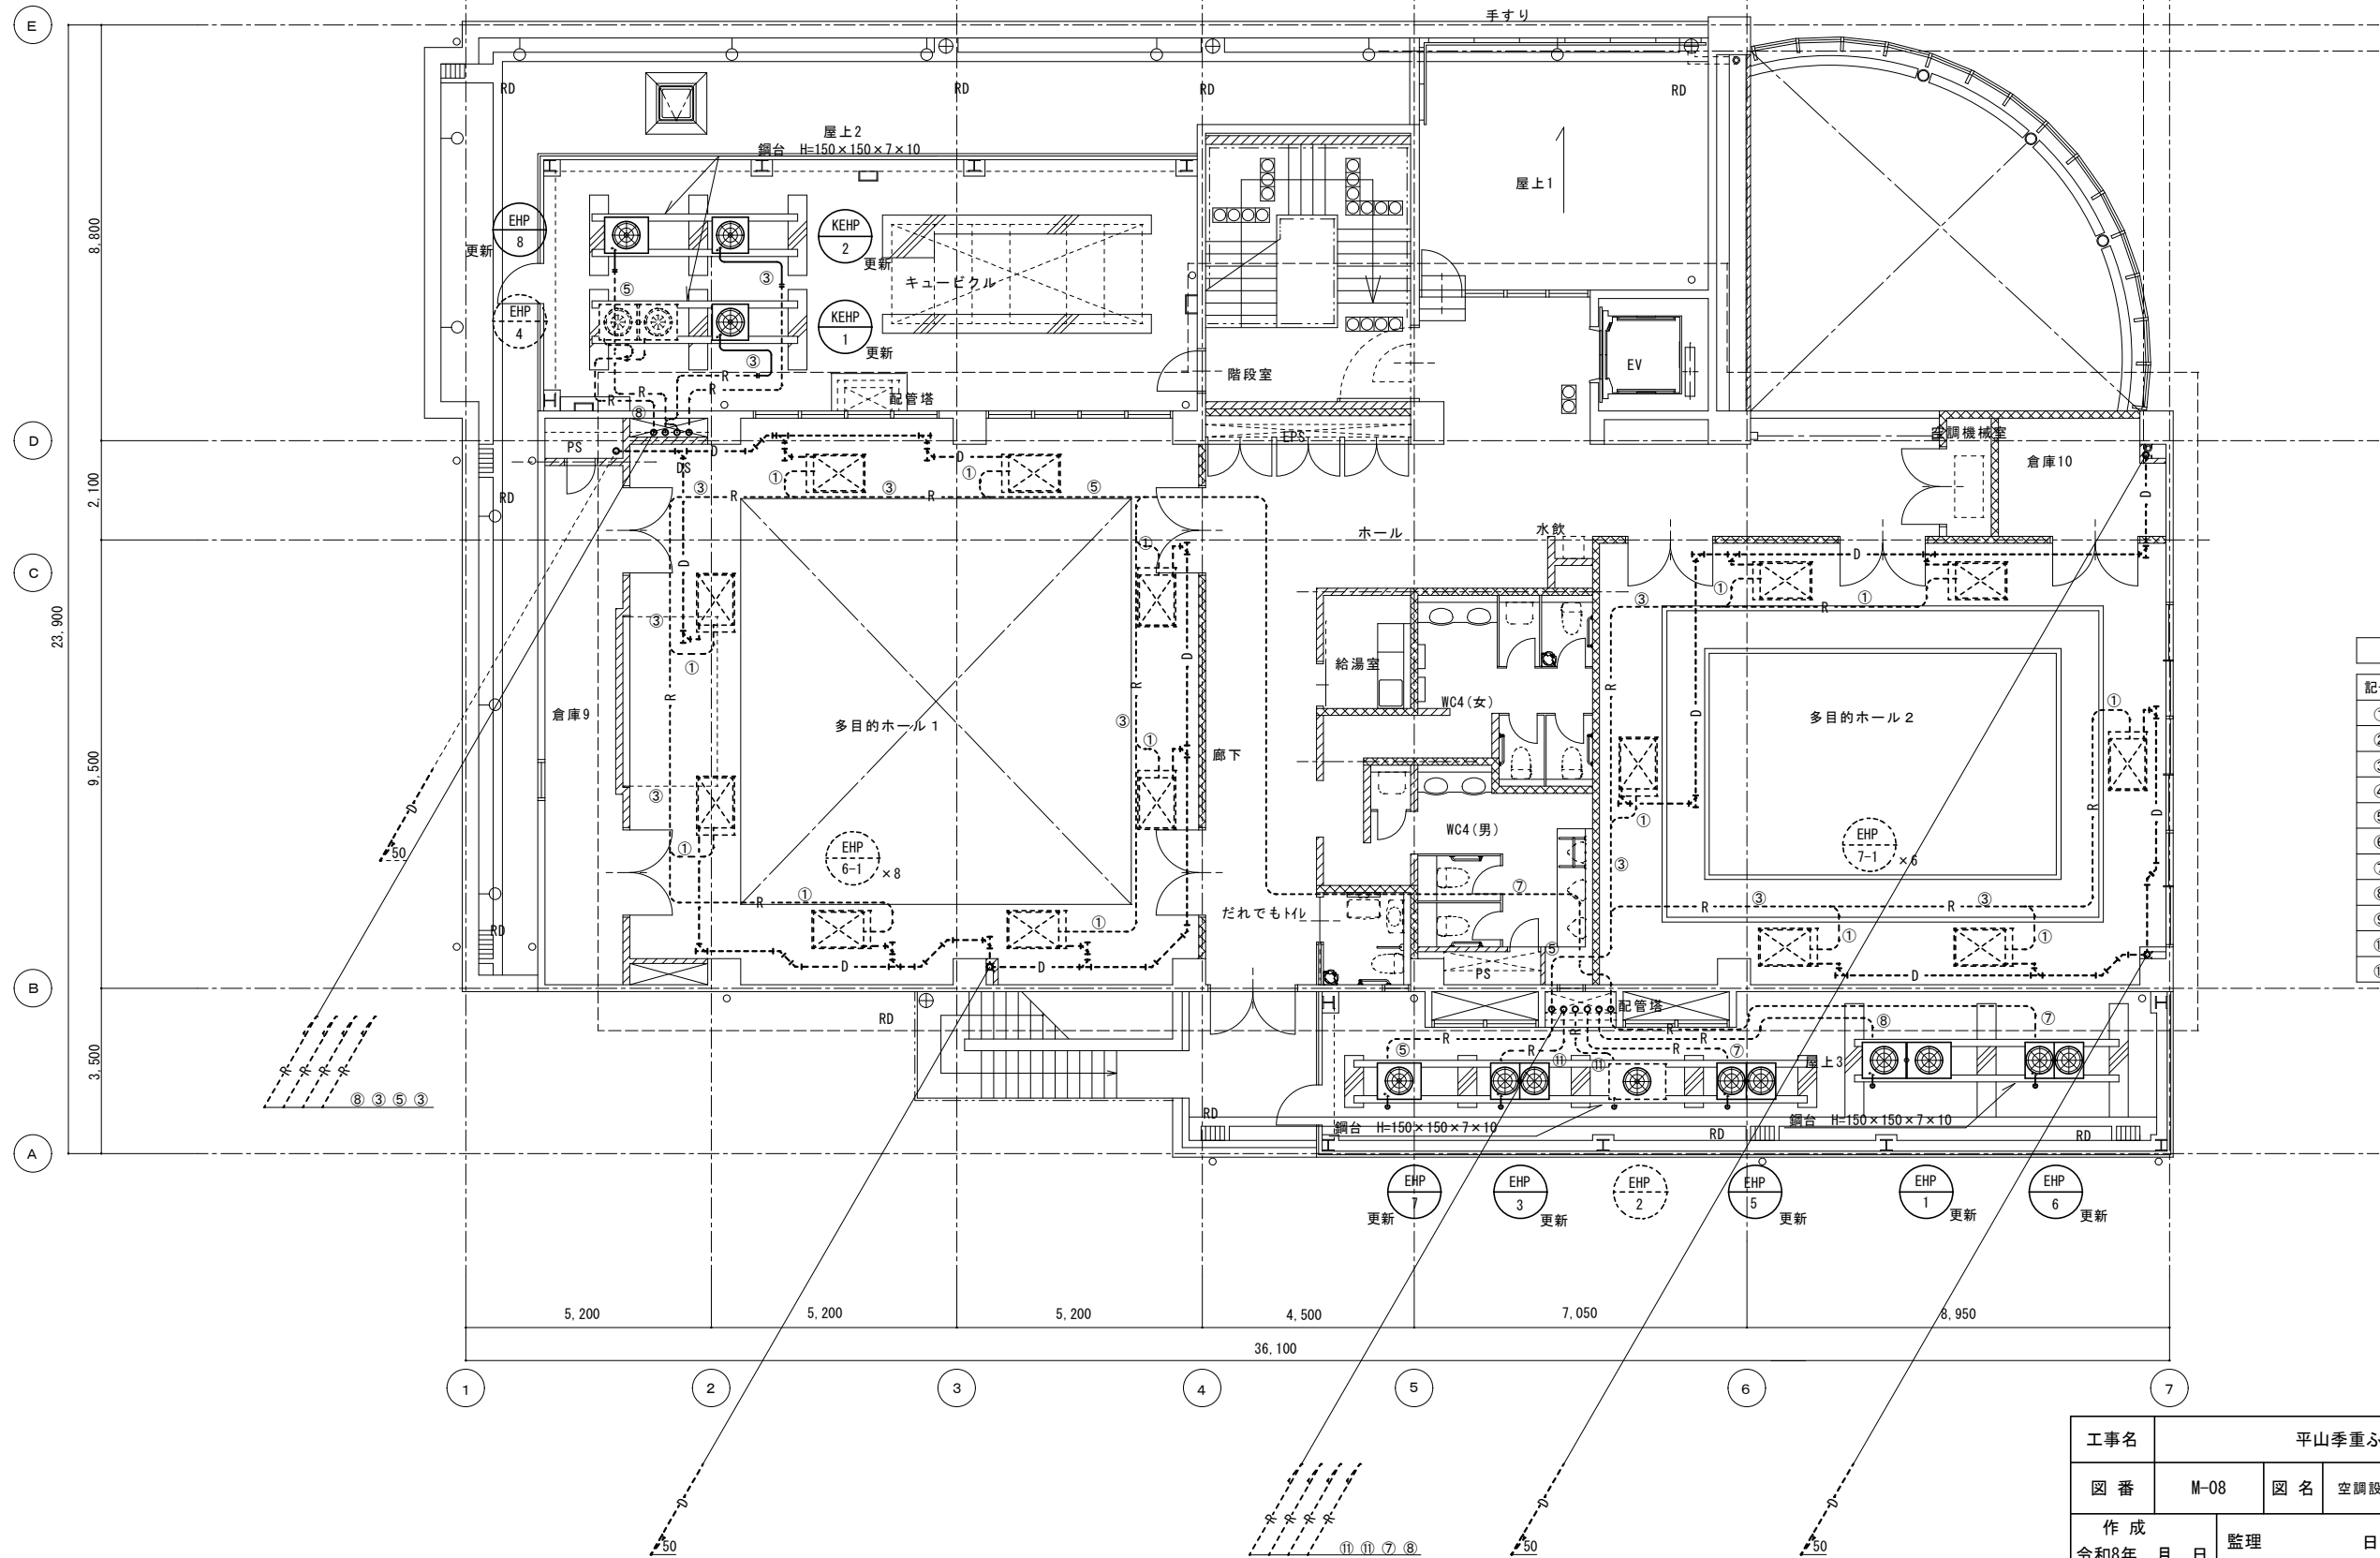


冷媒管リスト			
記号	液管	ガス管	
①	6.4 φ	12.7 φ	KEHP-1 KEHP-2
②	9.5 φ	12.7 φ	
③	9.5 φ	15.9 φ	
④	9.5 φ	19.1 φ	EHP-7 EHP-8
⑤	9.5 φ	22.2 φ	
⑥	12.7 φ	22.2 φ	EHP-5 EHP-6
⑦	12.7 φ	25.4 φ	
⑧	15.9 φ	28.6 φ	EHP-1
⑨	19.1 φ	31.8 φ	
⑩	19.1 φ	31.8 φ	EHP-3
⑪	12.7 φ	28.6 φ	

空調設備 3階平面図

工事名	平山季重ふれあい館冷暖房機修繕		
図 番	M-08	図 名	空調設備3階平面図(更新)
作 成	令和8年 月 日	監理	日野市総務部建築営繕課
訂 正	年 月 日	設計	日野市総務部建築営繕課
縮 尺	A3 : 1/150		

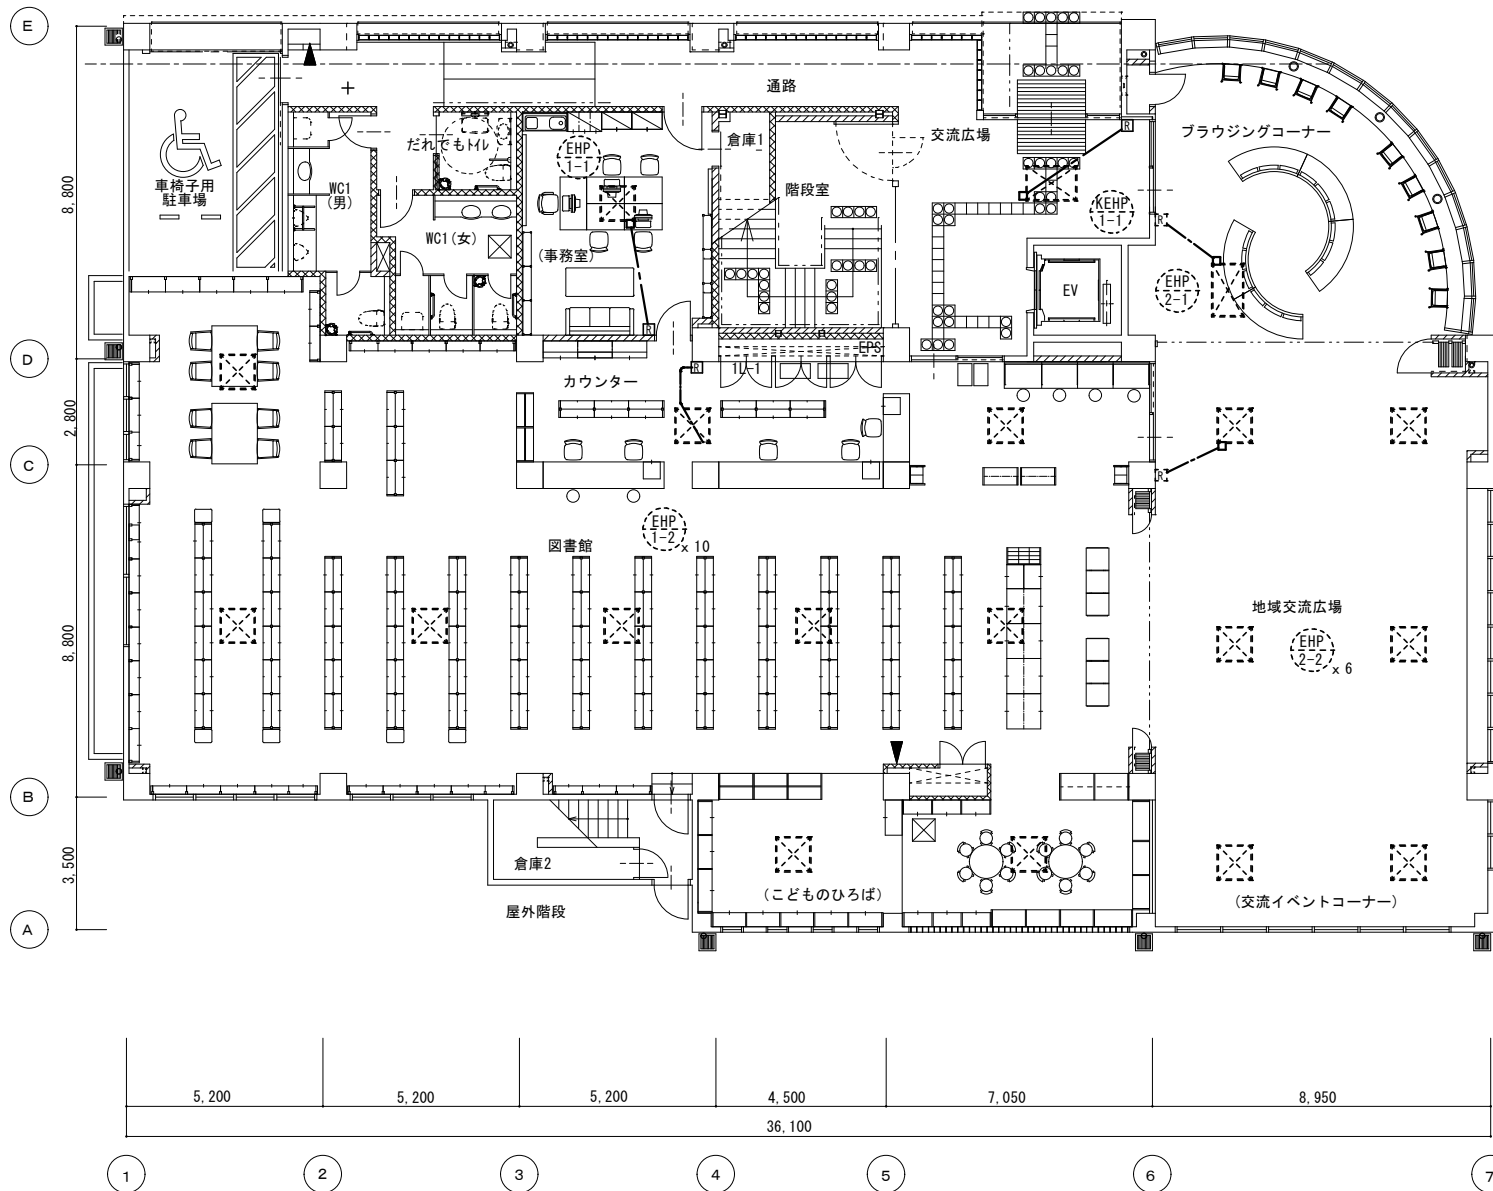

空調計装設備 1階平面図

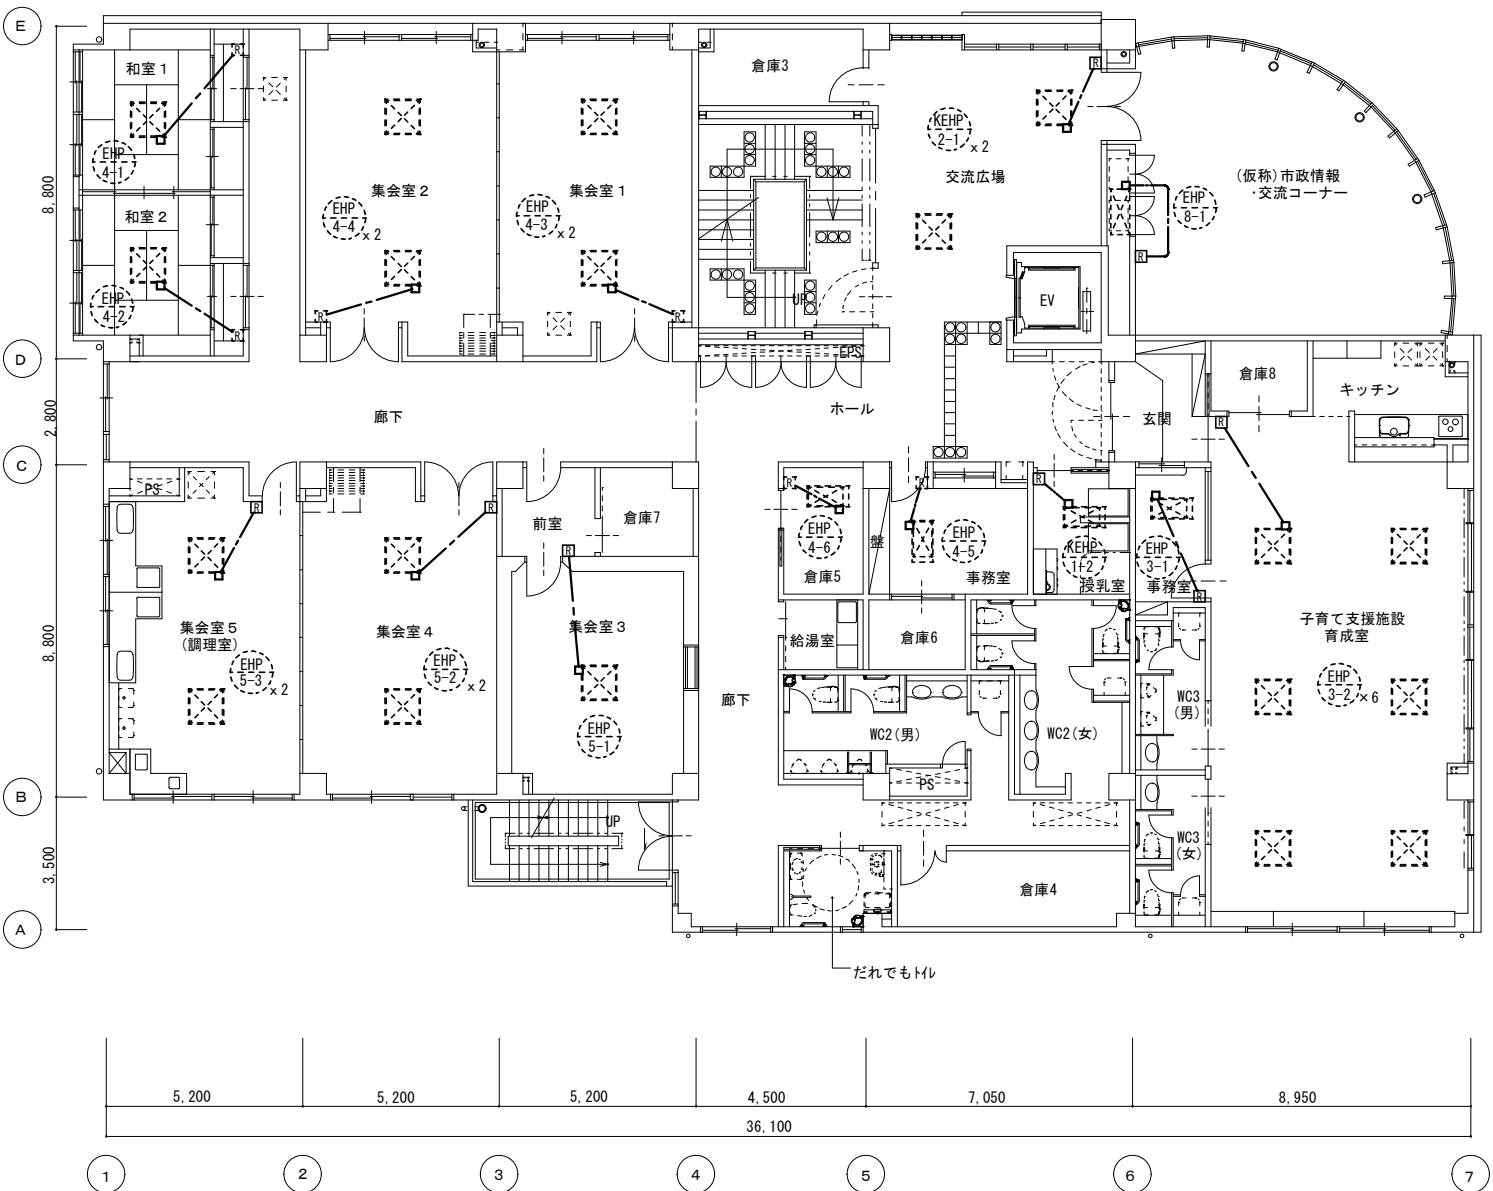


空調計装設備 2階平面図

凡例	
	空調用リモコン
	屋内配線 ころがし配線

注記) 1. 実線で示す空調用リモコンのみ撤去・更新とする。※破線で示す空調用リモコンは対象外。
2. リモコン配線は既存再使用とする。
3. 全ての渡り配線及びリモコン配線はEM-CEES2.0-3C。

工事名	平山季重ふれあい館冷暖房機修繕			
図 番	M-09	図 名	空調計装設備 1階・2階平面図 (撤去・更新)	縮 尺 A3 : 1/200
作 成 令和8年 月 日	監理	日野市総務部建築営繕課		
訂 正 年 月 日	設計	日野市総務部建築営繕課		

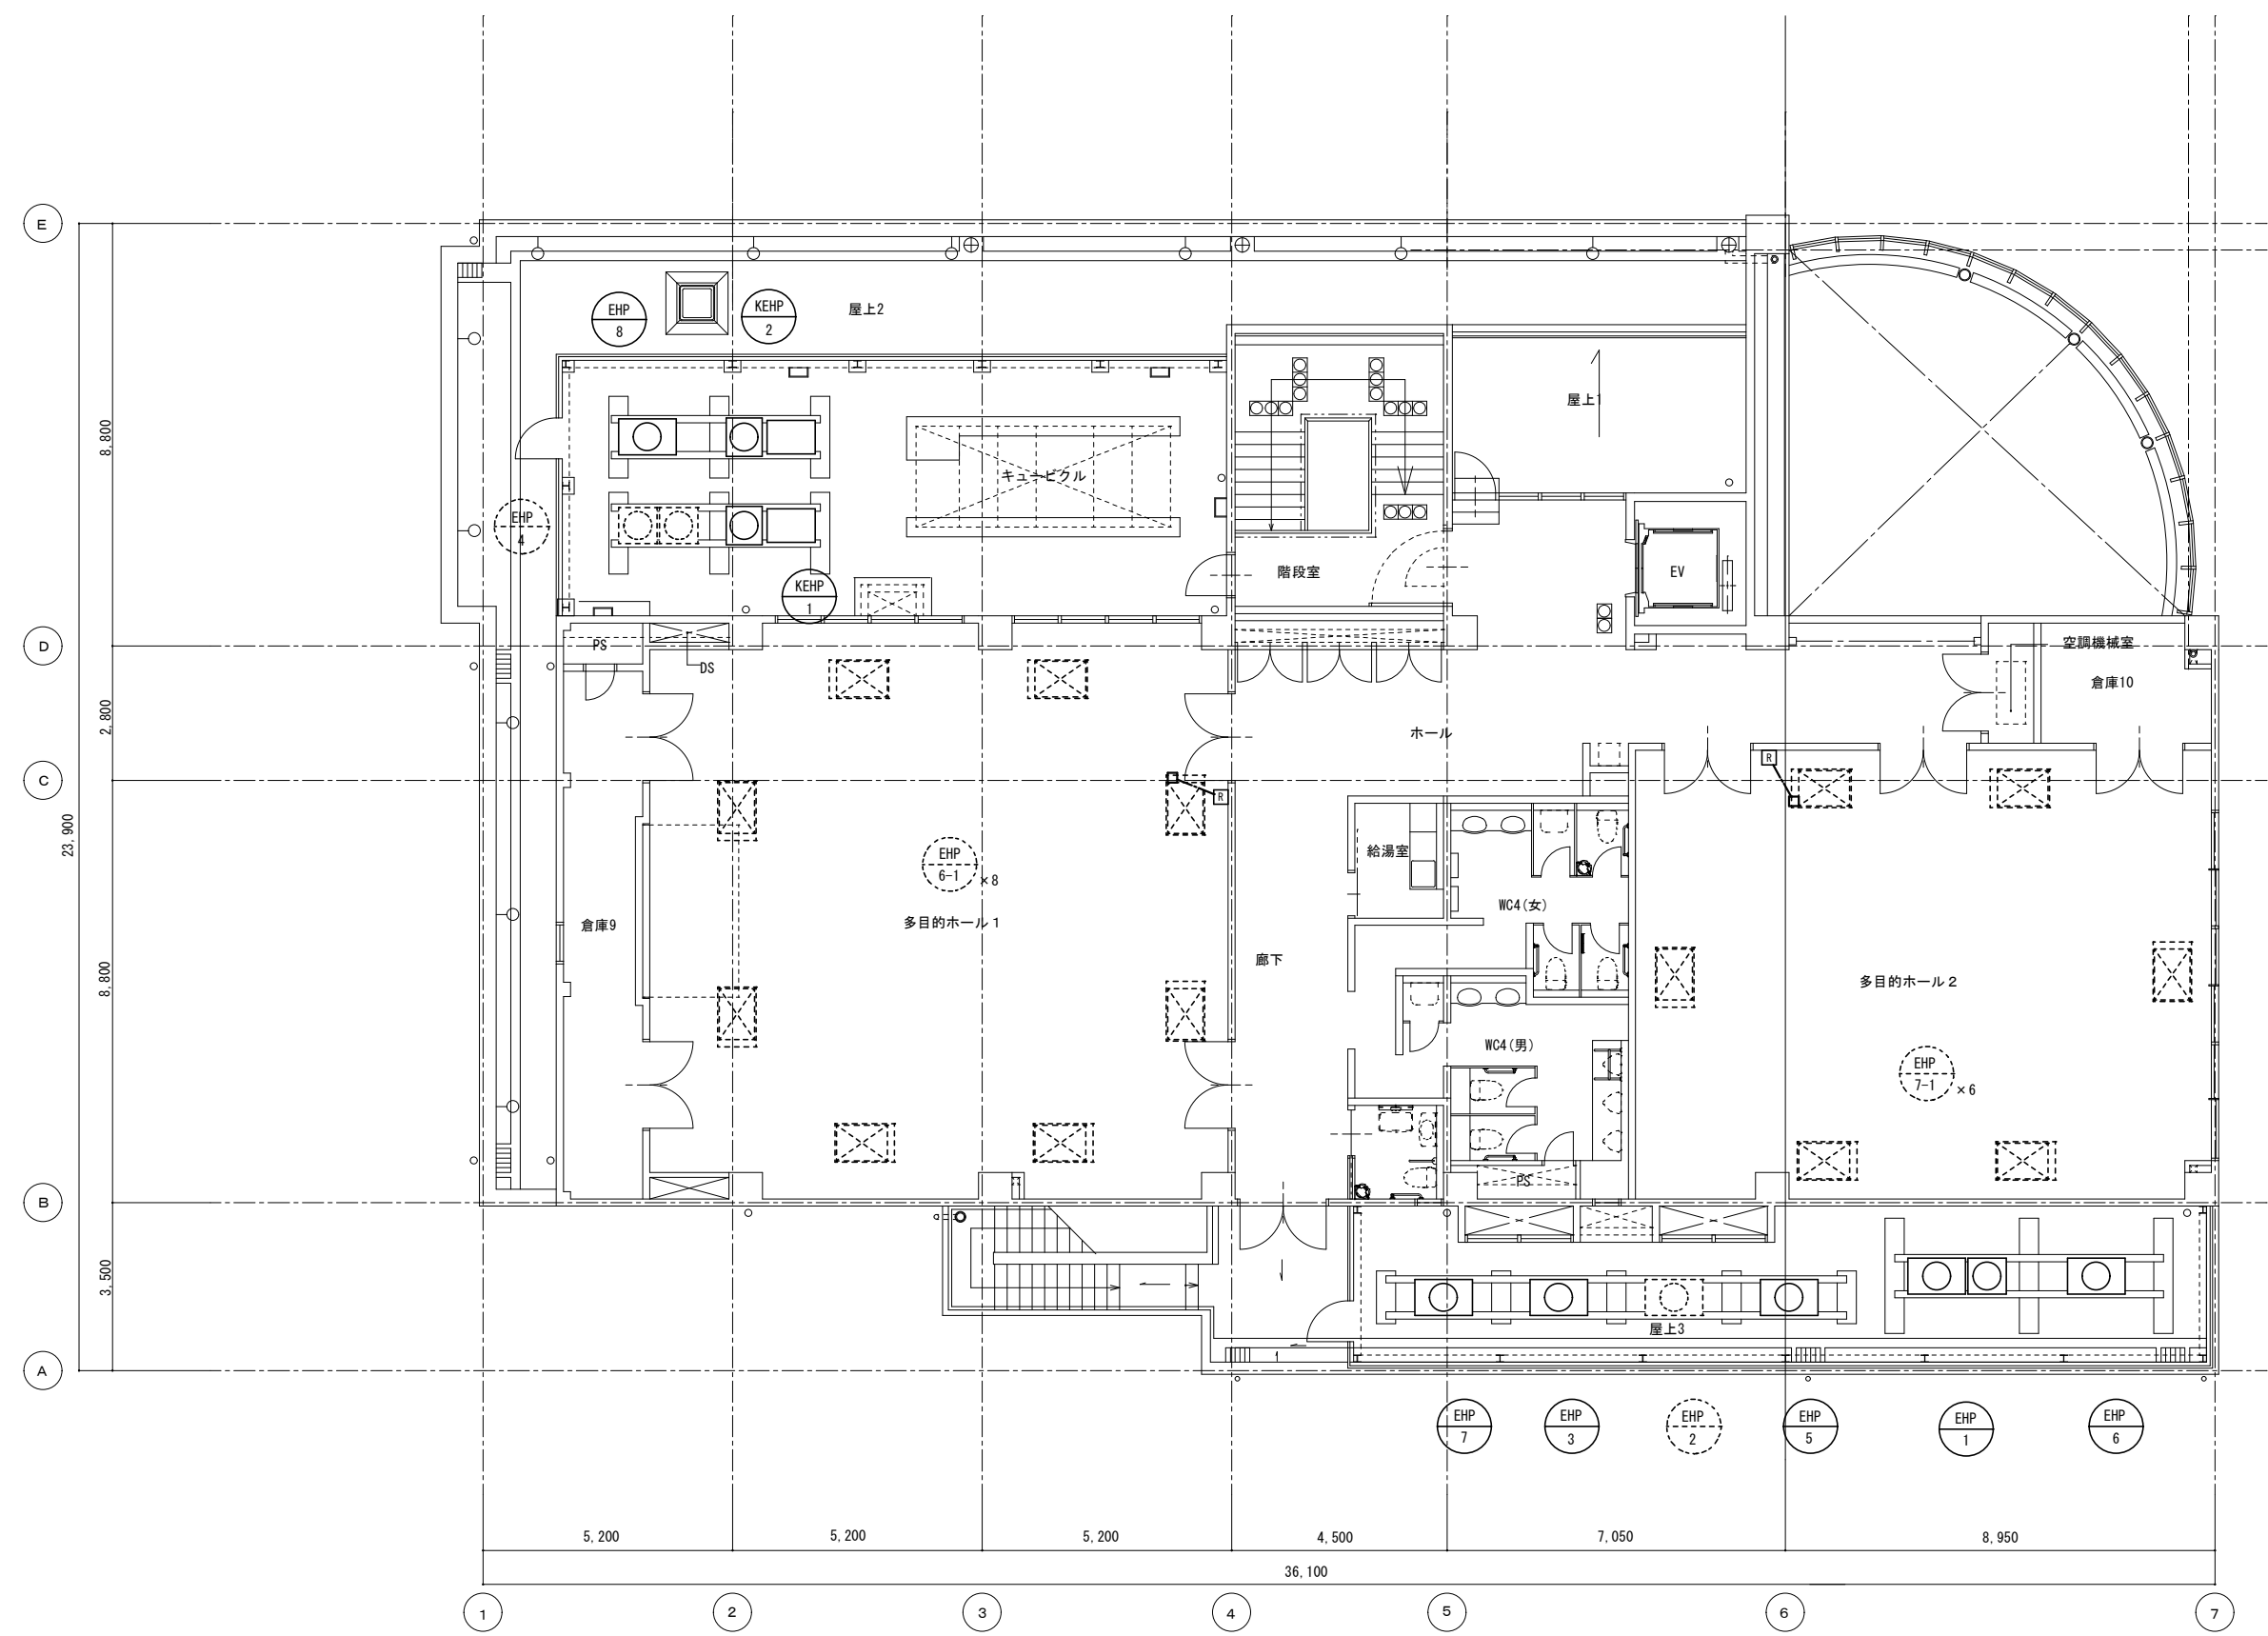

凡例	
	空調用リモコン
	屋内配線 ころがし配線

注記) 1. 空調用リモコンのみ撤去・更新とする。
2. リモコン配線は既存再使用とする。
3. 全ての渡り配線及びリモコン配線はEM-CEES2.0-3C。

空調計装設備 3階平面図

工事名	平山季重ふれあい館冷暖房機修繕			
図番	M-10	図名	空調計装設備 3階平面図 (撤去・更新)	縮尺 A3:1/150
作成 令和8年 月 日	監理 日野市総務部建築営繕課			
訂正 年 月 日	設計 日野市総務部建築営繕課			

盤名称 盤形式	幹線番号	結線内容 電気方式	回路番号	負荷		容量 (KW)	低圧 コンデンサ (μF)	分岐開閉器			電流計 (A)	制御盤			連動	インター ロック	中央監視・警報盤			備考
				記号	名称			種類	極数	容量		始動 方式	操作 制御 方式	操作 制御 スイッチ			操 作 表 示			
RP-1 自立形 (防水形)	P8	WH TM EM-CET 8 50/50	△ △	KEHP-1	空調室外機	1.95	—	E	3	50/50										1F交流広場、2F授乳室
				KEHP-2	空調室外機	1.95	—	E	3	50/50										2F交流広場
	P5	EM-CET 38	△	EHP-4	空調室外機	13.3	—	E	3	250/125										2F和室、集食室、事務室
	P3	EM-CET 14	△	EHP-8	空調室外機	15.1KVA	—	E	3	125/75										2F市政情報コーナー
RP-2 自立形 (防水形)	P6	EM-CET 60 400/250	△ △	EHP-1	空調室外機	17.95	—	E	3	250/125										1F図書館、事務室
				EHP-2	空調室外機	24.4VA	—	E	3	250/125										1Fラウンジ・コーナー、地域交流
	P7	EM-CET 22	△	EHP-3	空調室外機	24.4KVA	—	E	3	250/125										2F育成室、事務室
	P4	EM-CET 100 400/250	△ △ △	EHP-5	空調室外機	20.7KVA	—	E	3	250/125										2F集食室
				EHP-6	空調室外機	20.7KVA	—	E	3	250/125										3F多目的ホール 1
				EHP-7	空調室外機	15.1KVA	—	E	3	125/75										3F多目的ホール 2
警報盤	10窓				キュービクル													○		
					増圧給水装置													○		
					エレベーター													○		

修繕注記事項）室外機用ELCBは既存再使用とする。

（注記 1） 表中、始動・操作・制御方式の記号は、国土交通省大臣官庁電気設備工事標準図による。
（注記 2） 表中、分岐開閉器・種類の記号は下記とする。 M：MCB、E：ELCB

分電盤特記事項

- 1） 盤仕様は下記項目細目番号に○印の有るものを採用する。
- 1 分電盤の基準は次による。
① 公共建築工事標準仕様書（電気設備工事編）（最新）
② 公共建築設備工事標準図（電気設備工事編）（最新）
- 2 誘導灯回路には、消防法に準拠して、誘導灯を消灯するための中継盤を組込む。
- 3 リモコン方式は次による。
1 フル2線式 2 2線式
4 リモコン回路の有る盤には次の機器を組込む。
1 リモコントランス 2 伝送ユニット 3 信号用ラインモニタ TノU
4 プログラムタイマユニット+接点入力 TノU
：対象盤名称（L-L、L-2）
- 2） 盤形式の記号は次による。（電気設備工事標準図による。）

記号	種 別	形 式	備 考
G	一般形	埋込形	
T		露出形	ドアのある構造
D	二種耐熱形	埋込形	ドアのない構造（但し電源別置形非常用照明回路部分は除く） コンクリート壁等又は、これと同等の耐熱処理を施した
1G		露出形	壁に埋込むもの。耐熱処理が施されていない壁に埋込むもの。
1H	二種耐熱形	埋込形	
1T		露出形	
2G	二種耐熱形	埋込形	
2T		露出形	

- 3） 回路記号、番号は次による。

- （1）回路記号
- | | | | | |
|---|-----------|---|-----------|----------|
| ○ | 一般電灯回路 | ◇ | 保安電灯回路 | 1Φ100V |
| ○ | 一般電灯回路 | ◇ | 保安電灯回路 | 1Φ200V |
| ○ | 一般コンセント回路 | ◇ | 保安コンセント回路 | 1Φ100V |
| ○ | 一般コンセント回路 | ◇ | 保安コンセント回路 | 1Φ200V |
| △ | 動力回路 | | | 3Φ3W200V |
- （2）回路番号
- ① アルファベット（A、B、C、～）：主開閉器 1次側
② 数字（1、2、3、～）：主開閉器 2次側


- 4） 負荷種別の中の記号は次による。
L：照明 C：コンセント E：電源供給 F：ファン
- 5） 開閉器、制御の記号は次による。

機 器	記 号	機 器	備 考
開閉器	AD	幹線分岐（端子付）	開閉器無し
	M1	MCB 1P 50AF / 20AT	協約形
	M2	MCB 2P 50AF / 20AT	
	E1	ELB 2P 50AF / 20AT	
	M3	MCB 3P 50AF / 20AT	
	M4	MCB 3P 50AF / 30AT	
	M5	MCB 3P 50AF / 50AT	
	M6	MCB 3P100AF / 75AT	
	M7	MCB 3P225AF / 125AT	
	E2	ELB 3P 50AF / 30AT	
リモコン	R1-n	1P 6A（TノU付）	※2
	R2-n	2P 6A（TノU付）	※2
	R3	1P 20A（+リレー制御用TノU）	
	R4	2P 20A（+リレー制御用TノU）	
	R5	（リモコンブレーカー制御用TノU）	
	R6		
タイマー	T1	タイマー	
	T2	Mg+タイマー	
	T3	Mg+タイマー+A5信号	
	T4	Mg+ソーラータイマー	カレンダー機能付
その他	T5		
	C1	Mg+補助Mg×2	サージキラー付
	W（X）	電力量計	※4
	U1	誘導灯消灯用中継盤	


- ※1 リモコン機器の中で（ ）内は、フル2線式の場合に適用する。
※2 リモコン記号（-n）はリモコン数を示す。（n＝1は表示しない）
※3 タイマーは、24時間型、クォーツ停電補償付とする。
※4 その他、電力量計記号（X）のXは電流値を示す。

6） 追加事項

分電盤表										盤名称										盤名称									
2L-1（共用系）					1F、EPS					3L-1（共用系）					3F、EPS					1L-1					D				
盤形式					設置場所					盤形式					設置場所					盤形式					D				
電気方式					容量合計（VA）					電気方式					容量合計（VA）					電気方式					容量合計（VA）				
主開閉器					幹線番号					主開閉器					幹線番号					主開閉器					幹線番号				
回路	開閉器	制御	容量（VA）	種別	負 荷 名 称	備 考	回路	開閉器	制御	容量（VA）	種別	負 荷 名 称	備 考	回路	開閉器	制御	容量（VA）	種別	負 荷 名 称	備 考	回路	開閉器	制御	容量（VA）	種別	負 荷 名 称	備 考		
①	M2		200	E	事務所	受信機	①			330	L	廊 下	非常灯	①	M2		600	L	図書館	非常灯									
②	M2		540	L	階段室	非常灯	②	E2		2,100	E	湯沸し室	温水器	②	M2		2,000	L	地域交流広場										
③	M2		330	L	廊 下	非常灯	③	E2		1,500	E	湯沸し室	I H	③	M2	R3	900	L	図書館										
④	M2		200	E	事務所	情報機	④	E2		200	E	交流コーナー	リフト	④	M2	R3	1,400	L	図書館										
⑤	E2		2,100	E	湯沸し室	温水器	⑤	E2		1,500	E	倉 庫	空調機	⑤	M2	R3	1,050	L	図書館										
⑥	E2		1,500	E	湯沸し室	I H	⑥	①	M1	R3	450	L	廊 下	予 備	⑥	M2	R3	1,200	L	図書館									
⑦	M2		100	E	交流広場	空調機	⑦	②	M1	R3	852	L	廊 下ホール		⑦	M2		688	L	こどもひろば									
⑧	M2		1,500	E	交流コーナー	空調機	⑧	③	M1		400	L	交流コーナー		⑧	M2		140	E	交流広場	空調機								
⑨	M2				予 備		⑨	④	M1	R3	1,200	L	交流コーナー		⑨	M2		429	E	地域交流広場	空調機								
⑩	M2				予 備		⑩	⑤	M1	R3	660	L	倉庫、便所		⑩	M2		693	E	図書館事務所	空調機								
⑪	M2	R3	920	L	玄関		⑪	⑥	E1		345	E	廊 下	ウォータケラー	⑪	E2		2,100	E	事務所	電気温水器								
⑫	M1	R3×2	1,004	L	交流広場、通路		⑫							⑫	E2		1,500	E	事務所	I H									
⑬	E1	R3×2	642	L	便所 他		⑬	①	E1		1,400	C	男子便所		⑬	M1		1,455	L	事務所受付									
⑭	E1	T4	430	L	屋外階段、外壁他		⑭	②	E1		1,500	C	女子便所		⑭	M1		718	L	ブライディングコーナー									
⑮	E1	T4	300	L	屋 外		⑮	③	E1		900	C	女子便所		⑮	M1		718	L	ブライディングコーナー									
⑯	M1	R3	620	L	交流広場		⑯	④	E1		700	C	だれでもトイレ		⑯	M1		220	L	ブライディングコーナー									
⑰	M1	R3	920	L	廊 下		⑰	⑤	E1		200	C	屋 上		⑰	M1		300	L	地域交流広場									
⑱	M1	R3	860	L	倉庫、便所		⑱	⑥	E1		200	C	屋上階段室		⑱	M1		300	L	図書室									
⑲	E1		200	E	授乳器		⑲	⑦	M1		600	E	交流コーナー	ブラインド	⑲	M1		300	E	地域交流広場	シャッター								
⑳	M1		230	E	男子、女子便所	空調換気扇	㉑	⑧	M1		600	E	交流コーナー	ブラインド	㉒	M1		200	E	地域交流広場	オートドア								
㉓	M1		200	E	交流広場 事務室	空調換気扇	㉔	⑨	M1		500	C	廊 下		㉕	M1		300	E	ブライディングコーナー	シャッター								
㉖	M1		50	E	EPS	テレビブースター	㉗	⑩	M1		200	C	廊 下		㉘	M1		200	E	ブライディングコーナー	オートドア								
㉙	E1		345	E	廊 下	ウォータケラー	㉚	⑪	M1				予 備		㉛	M1		98	E	事務室	空調換気扇								
㉜	M1		200	E	エレベーター		㉝	⑫	M1				予 備		㉞	M1		560	E	図書館	空調換気扇								
㉞	E1		300	E	屋 外	無線アンテナ電源	㉟	⑬							㊱	M1		560	E	ブライディングコーナー	空調換気扇								
㊱	M1				予 備		㊲	⑭							㊳	M1		238	E	地域交流広場	空調換気扇								
㊴	M1		400	C	廊 下		㊵	⑮							㊶	M1		476	E	地域交流広場	空調換気扇								
㊷	E1		1,400	C	男子便所		㊸	⑯							㊹	M1				予 備									
㊹	E1		1,300	C	女子便所		㊺	⑰							㊻	M1				予 備									
㊻	E1		1,400	C	授乳室 女子便所		㊼	⑱							㊽	M1		400	C	図書館									
㊽	E1		300	C	湯沸室 倉庫		㊾	㊿			180		多目的ホール	非常灯	㊿	M1		600	C	図書館									
㊿	M1		200	C	交流広場		㊿	①							①	M1		300	C	図書館									
㊿	M1		400	C	交流コーナー		㊿	②	M2		460	E	多目的ホール 1	空調機	②	M1		400	C	受 付									
㊿	M1		400	C	交流広場		㊿	③	M2		460	E	多目的ホール 2	空調機	③	M1		100	C	受 付									
㊿	E1		1,300	C	男子便所		㊿	④							④	M1		200	C	受 付									
㊿	E1		1,300	C	女子便所		㊿	⑤	M1		907	L	多目的ホール 1		⑤	M1		200	C	受 付									
㊿	E1		600	C	女子便所		㊿	⑥	M1		1,200	L	多目的ホール 1		⑥	M1		200	C	事務室									
㊿	E1		600	C	だれでもトイレ		㊿	⑦	M1		800	L	多目的ホール 1		⑦	M1		400	C	事務室									
㊿	M1				予 備		㊿	⑧	M1		1,080	L	多目的ホール 1		⑧	M1		200	C	事務室									
㊿	M1				予 備		㊿	⑨	M1		1,224	L	多目的ホール 1		⑨	E1		400	C	こどもひろば									
㊿							㊿	⑩	M1		504	L	多目的ホール 2		⑩	M1		600	C	地域交流広場									
㊿							㊿	⑪	M1		1,080	L	多目的ホール 2		⑪	M1		200	C	地域交流広場									
㊿							㊿	⑫	M1		1,176	L	多目的ホール 2		⑫	M1		200	C	ブライディングコーナー									
㊿							㊿	⑬	M1		460	E	多目的ホール 1	空調換気扇	⑬	M1		200	C	人数カウンタ									
㊿							㊿	⑭	M1		460	E	多目的ホール 2	空調換気扇	⑭	M1			予 備										
㊿							㊿	⑮							⑮	M1			予 備										
㊿							㊿	⑯							⑯	M1			予 備										
㊿							㊿	⑰							⑰	M1			予 備										
㊿							㊿	⑱							⑱														
㊿							㊿	⑲							⑲														
㊿							㊿	⑳							⑳														
㊿							㊿	㉑							㉑														
㊿							㊿	㉒							㉒														
㊿							㊿	㉓							㉓														
㊿							㊿	㉔							㉔														
㊿							㊿	㉕							㉕														
㊿							㊿	㉖							㉖														
㊿							㊿	㉗							㉗														
㊿							㊿	㉘							㉘														
㊿							㊿	㉙							㉙														
㊿							㊿	㉚							㉚														
㊿							㊿	㉛							㉛														
㊿							㊿	㉜							㉜														
㊿							㊿	㉝							㉝														
㊿							㊿	㉞							㉞														
㊿							㊿	㉟							㉟														
㊿							㊿	㊱							㊱														
㊿							㊿	㊲							㊲														
㊿							㊿	㊳							㊳														
㊿							㊿	㊴							㊴														
㊿							㊿	㊵							㊵														
㊿							㊿	㊶							㊶														
㊿							㊿	㊷							㊷														
㊿							㊿	㊸							㊸														
㊿							㊿	㊹							㊹														
㊿							㊿	㊺							㊺														
㊿							㊿	㊻							㊻														
㊿							㊿	㊼							㊼														
㊿							㊿	㊽							㊽														

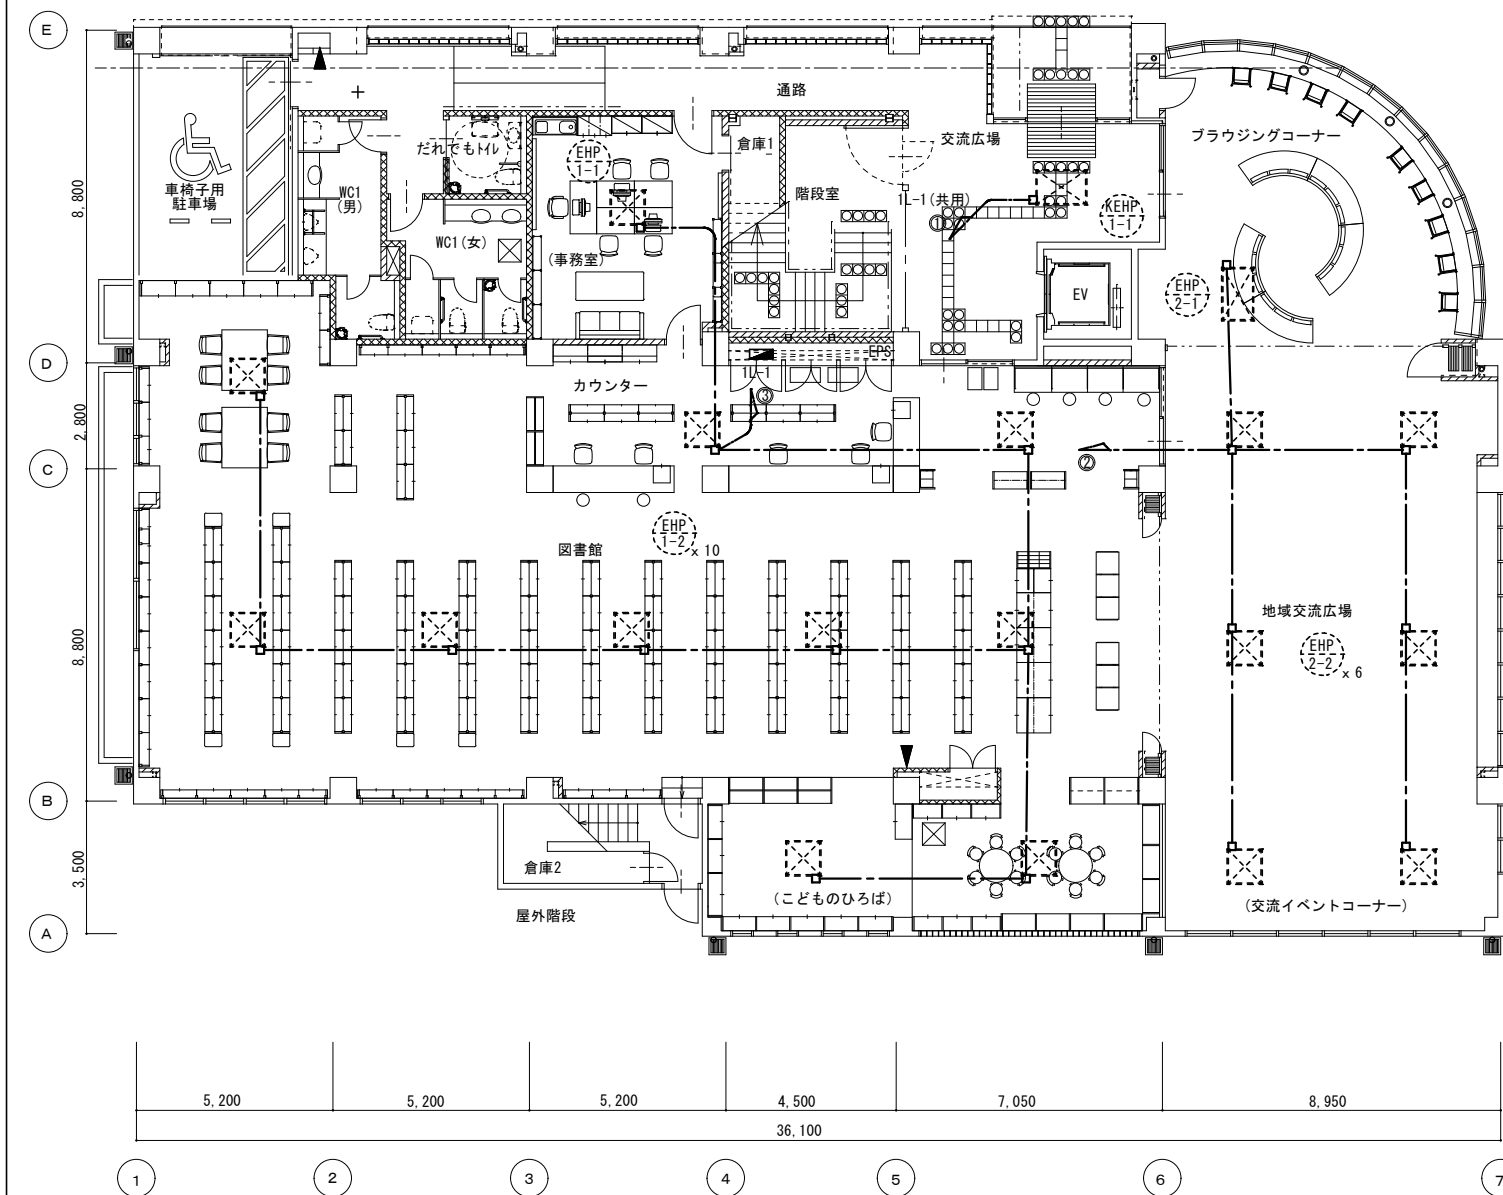

空調動力設備 1階平面図

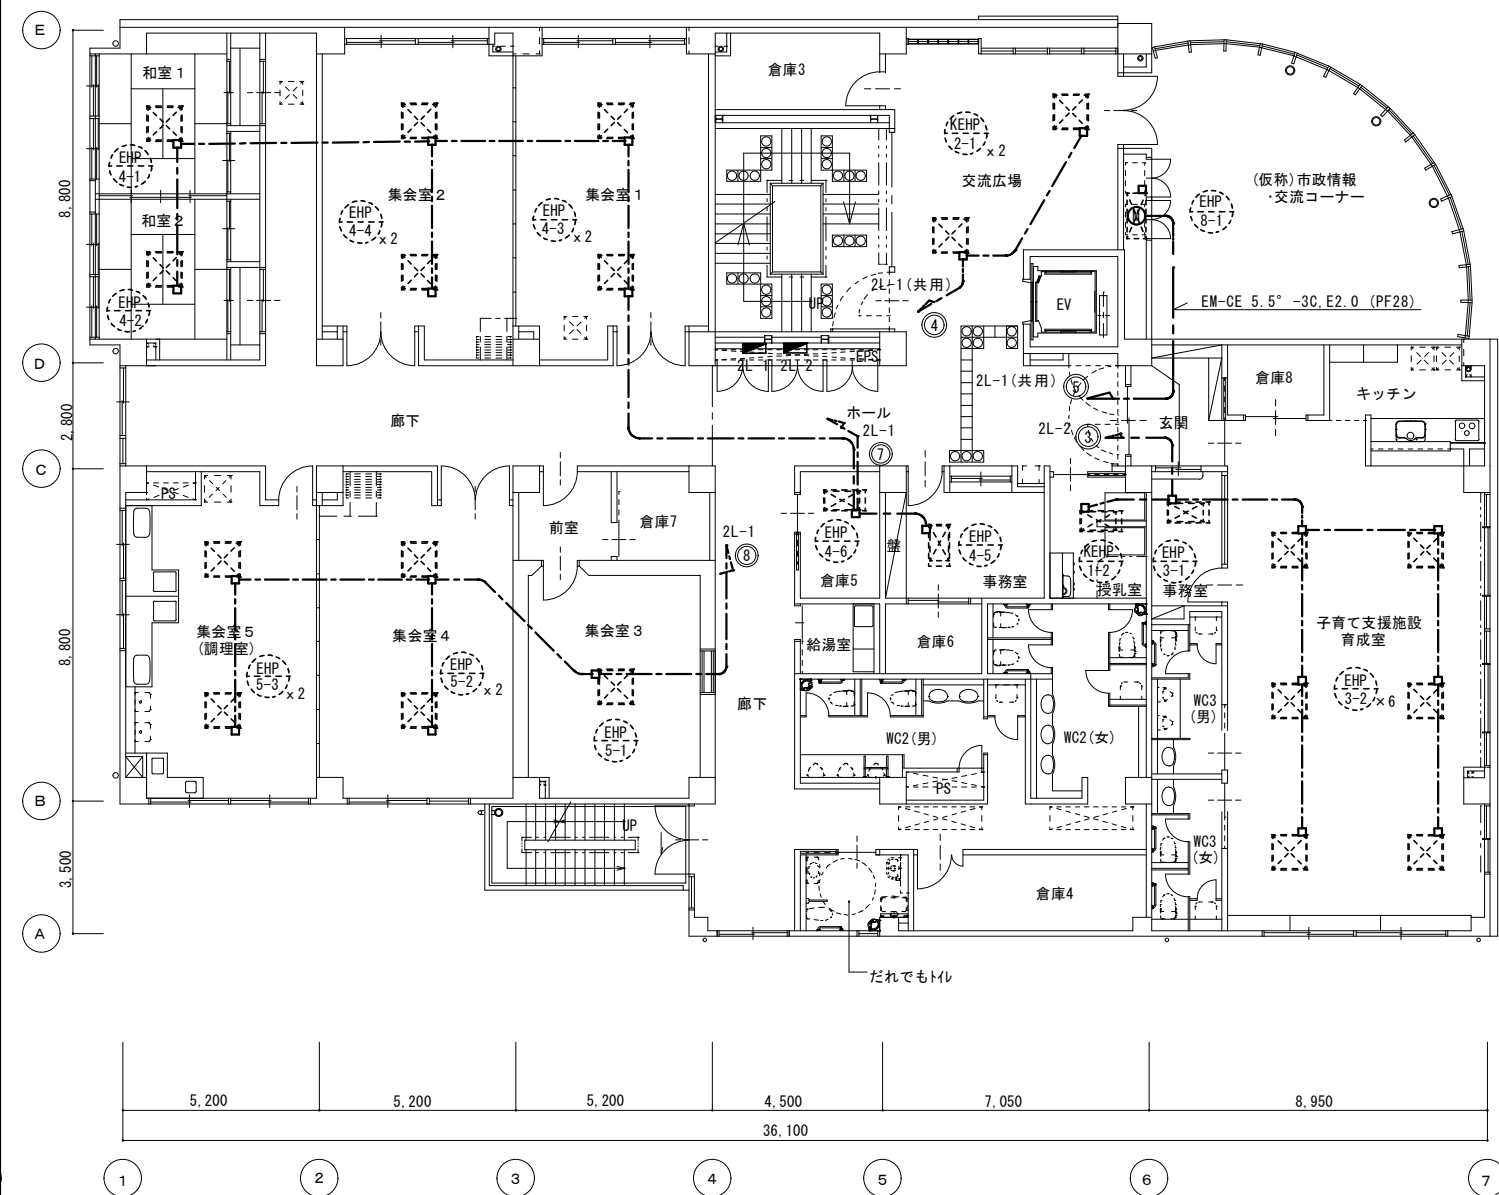


空調動力設備 2階平面図

凡例

	動力操作盤
	電灯分電盤
	ハンドホール
	電動機
	空調機電源
	警報盤 4号
	屋内配線 ころがし配線
	屋内配線 露出
	屋外埋設配管配線
	屋外露出配管配線
	接地工事

- 注記) 1. 空調室内機については更新は行わない。
2. 空調システムを確認するための参考図面とする。
3. パッケージエアコンの屋内機間及び屋外機間の渡り配線は、冷媒管共巻き。
4. 全ての渡り配線及びリモコン配線はEM-CEES2.0-3C。

工事名	平山季重ふれあい館冷暖房機修繕			
図番	E-03	図名	空調動力設備 1階・2階平面図 (既存参考図)	縮尺 A3 : 1/200
作成 令和8年 月 日	監理 日野市総務部建築営繕課			
訂正 年 月 日	設計 日野市総務部建築営繕課			

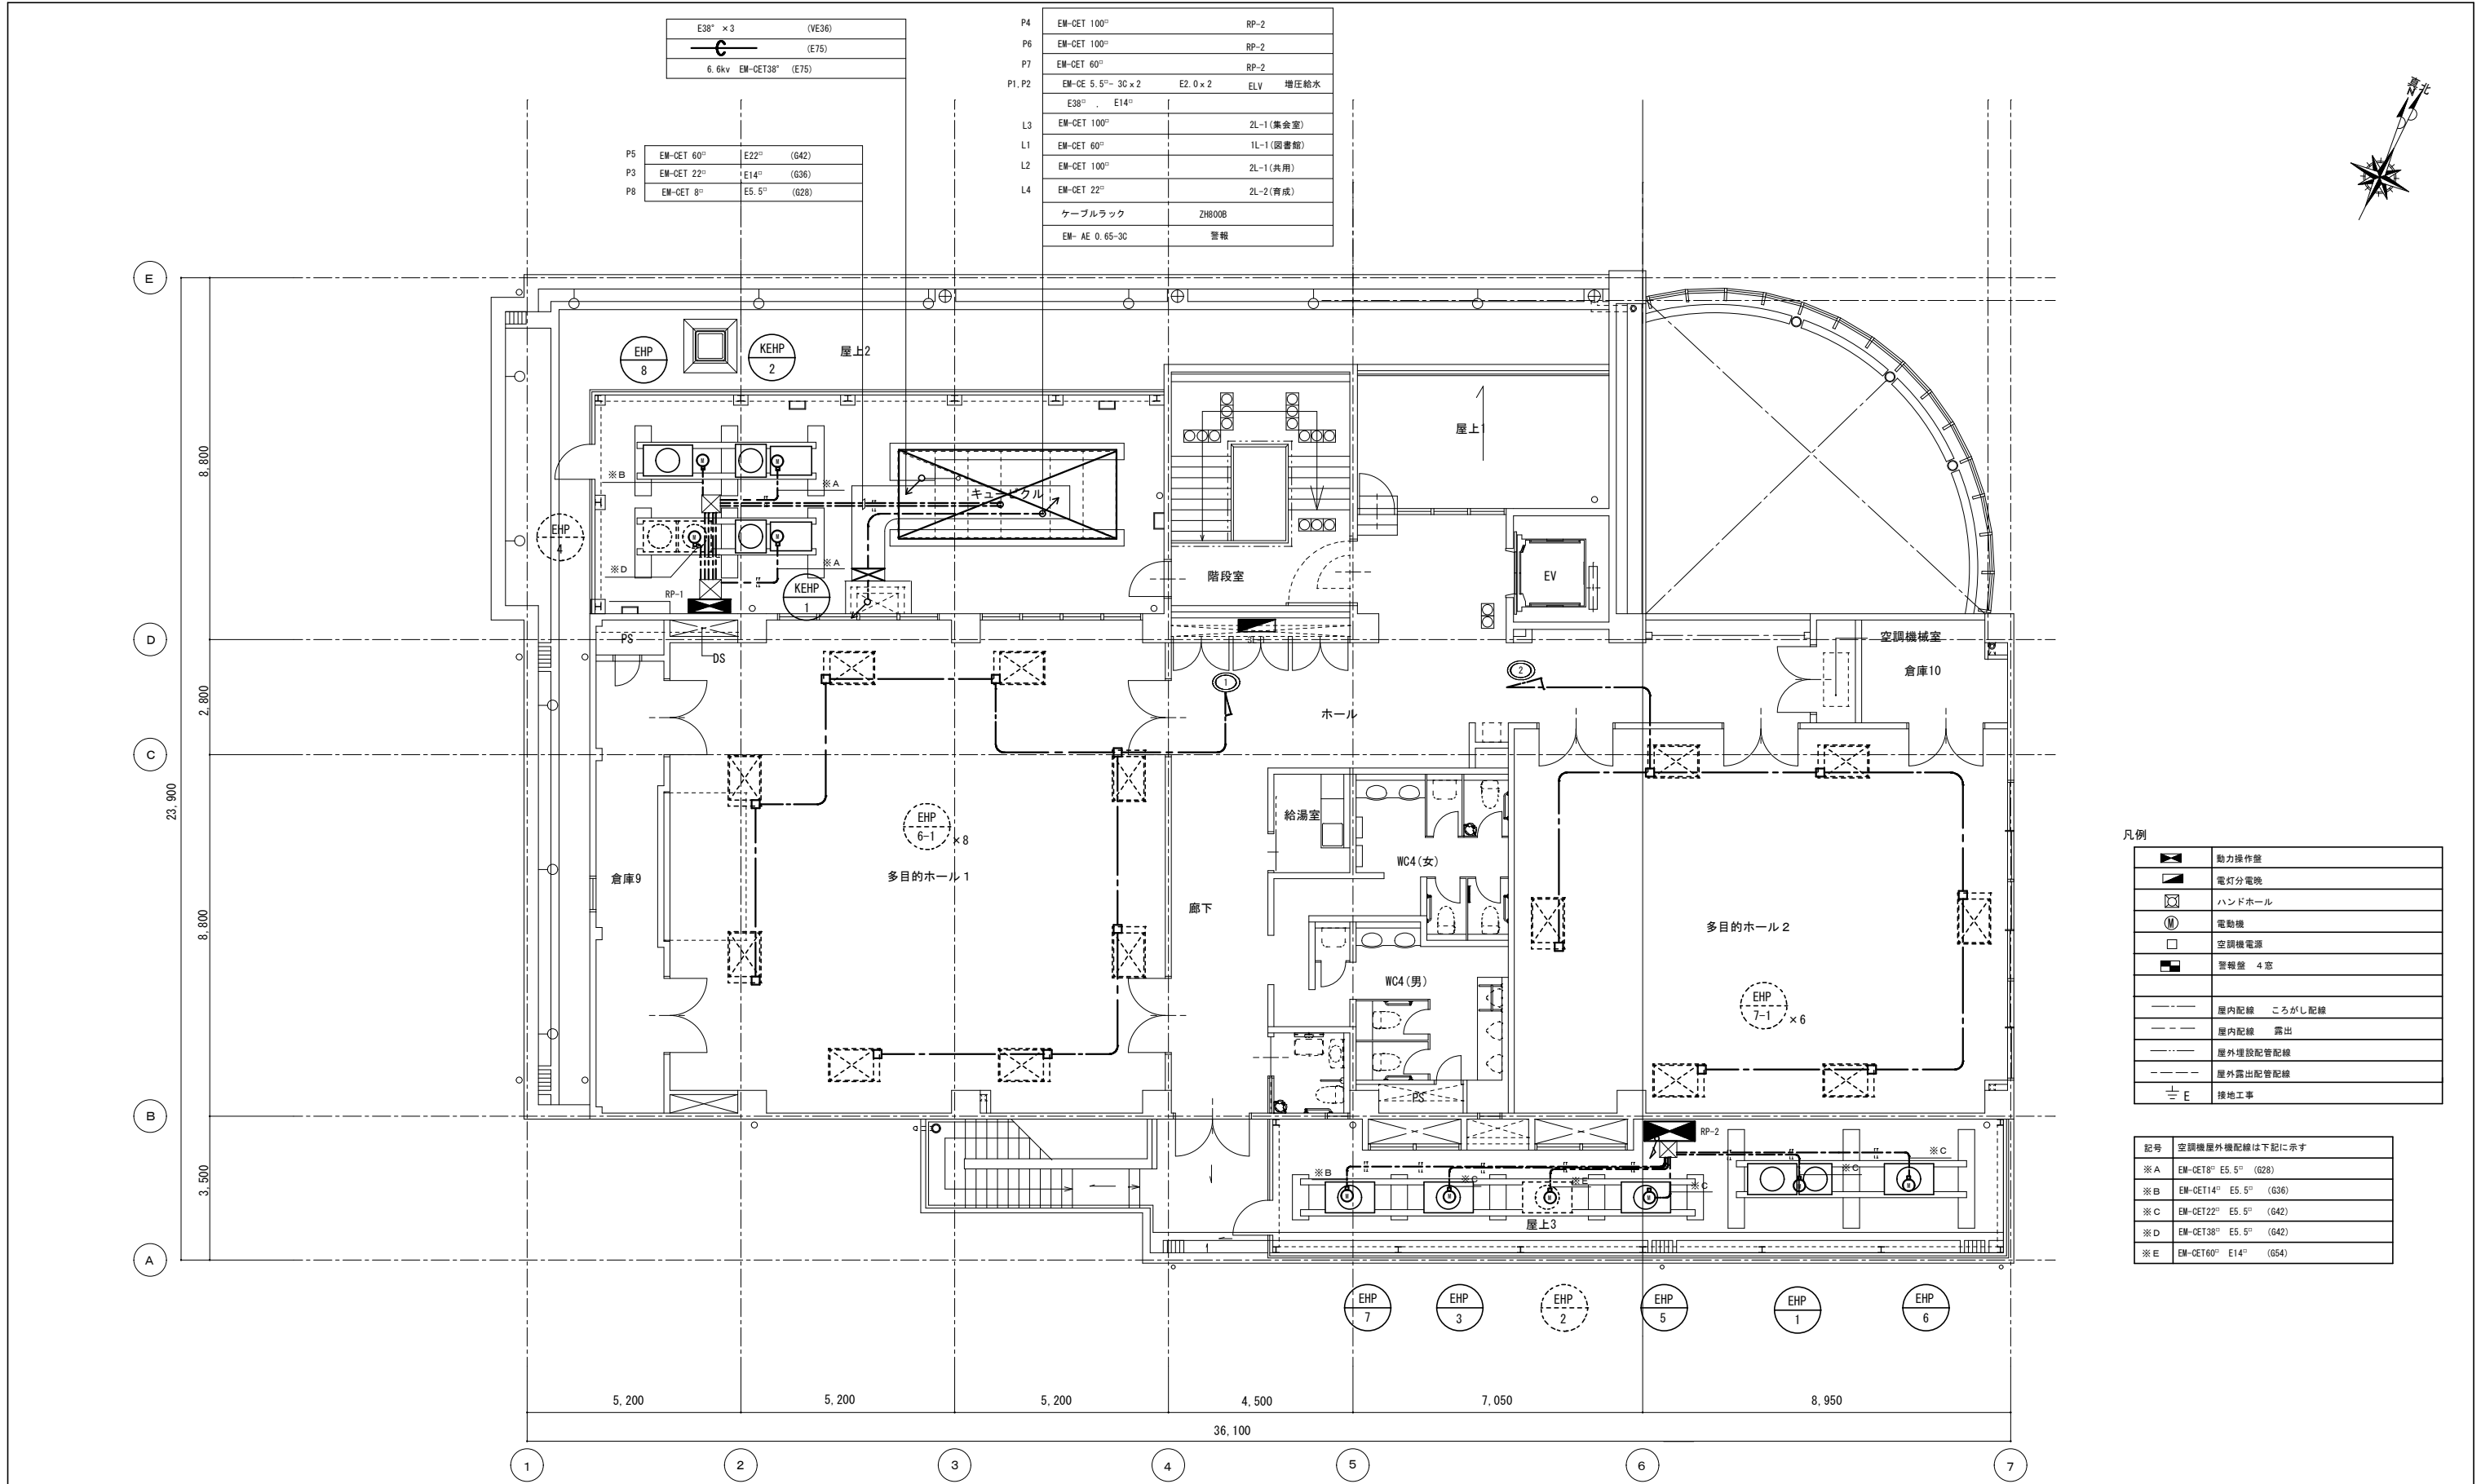

注記) 1. 空調室内機については更新は行わない。
2. 空調系統を確認するための参考図面とする。
3. パッケージタイプの屋内機間及び屋外機間の渡り配線は、冷媒管共巻き。
4. 全ての渡り配線及びリモコン配線はEM-CEES2.0-3C。
5. 空調室外機の電源配線は既存再使用とする。

空調動力設備 3階平面図

凡例	
	動力操作室
	電灯分電盤
	ハンドホール
	電動機
	空調機電源
	警報鐘 4 窓
	屋内配線 ころがし配線
	屋内配線 露出
	屋外埋設配管配線
	屋外露出配管配線
	接地工事

記号	空調機屋外機配線は下記に示す
※A	EM-CET8" E5.5" (G28)
※B	EM-CET14" E5.5" (G36)
※C	EM-CET22" E5.5" (G42)
※D	EM-CET38" E5.5" (G42)
※E	EM-CET60" E14" (G54)

工事名	平山季重ふれあい館冷暖房機修繕				
図番	E-04	図名	空調動力設備 3 階平面図 (既存参考図)	縮尺	A3 : 1/150
作成 令和8年 月 日	監理 日野市総務部建築営繕課				
訂正 年 月 日	設計 日野市総務部建築営繕課				